



Autor projektu: Ing. Robert Klement
 Vypracoval: Taťána Šíbalová
 Investor: GERD Invest s.r.o., Na Výttoni 1259/12, 128 00 Praha 2
 Dlejednatelem: GERD Invest s.r.o., Na Výttoni 1259/12, 128 00 Praha 2
 Stupeň: DUR/DSP

Ing. Robert Klement
 Prokopa Velikého 570
 438 01 Žatec
 IČ: 133 62 887
 tel: 777 22 52 46

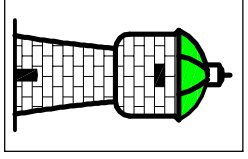

Akce: **STRAŠKOV-VODDOCHODY**
 lokalita 2/9 - komunikace a IS pro 22 RD
 Příloha: **C.3 Katastrální situační výkres**


Zakázkové č. : 10 04 02
 Datum: únor 2019
 Stavební úřad: Roudnice nad Labem
 Formát: 2x A4
 Měřítko: 1 : 1 000

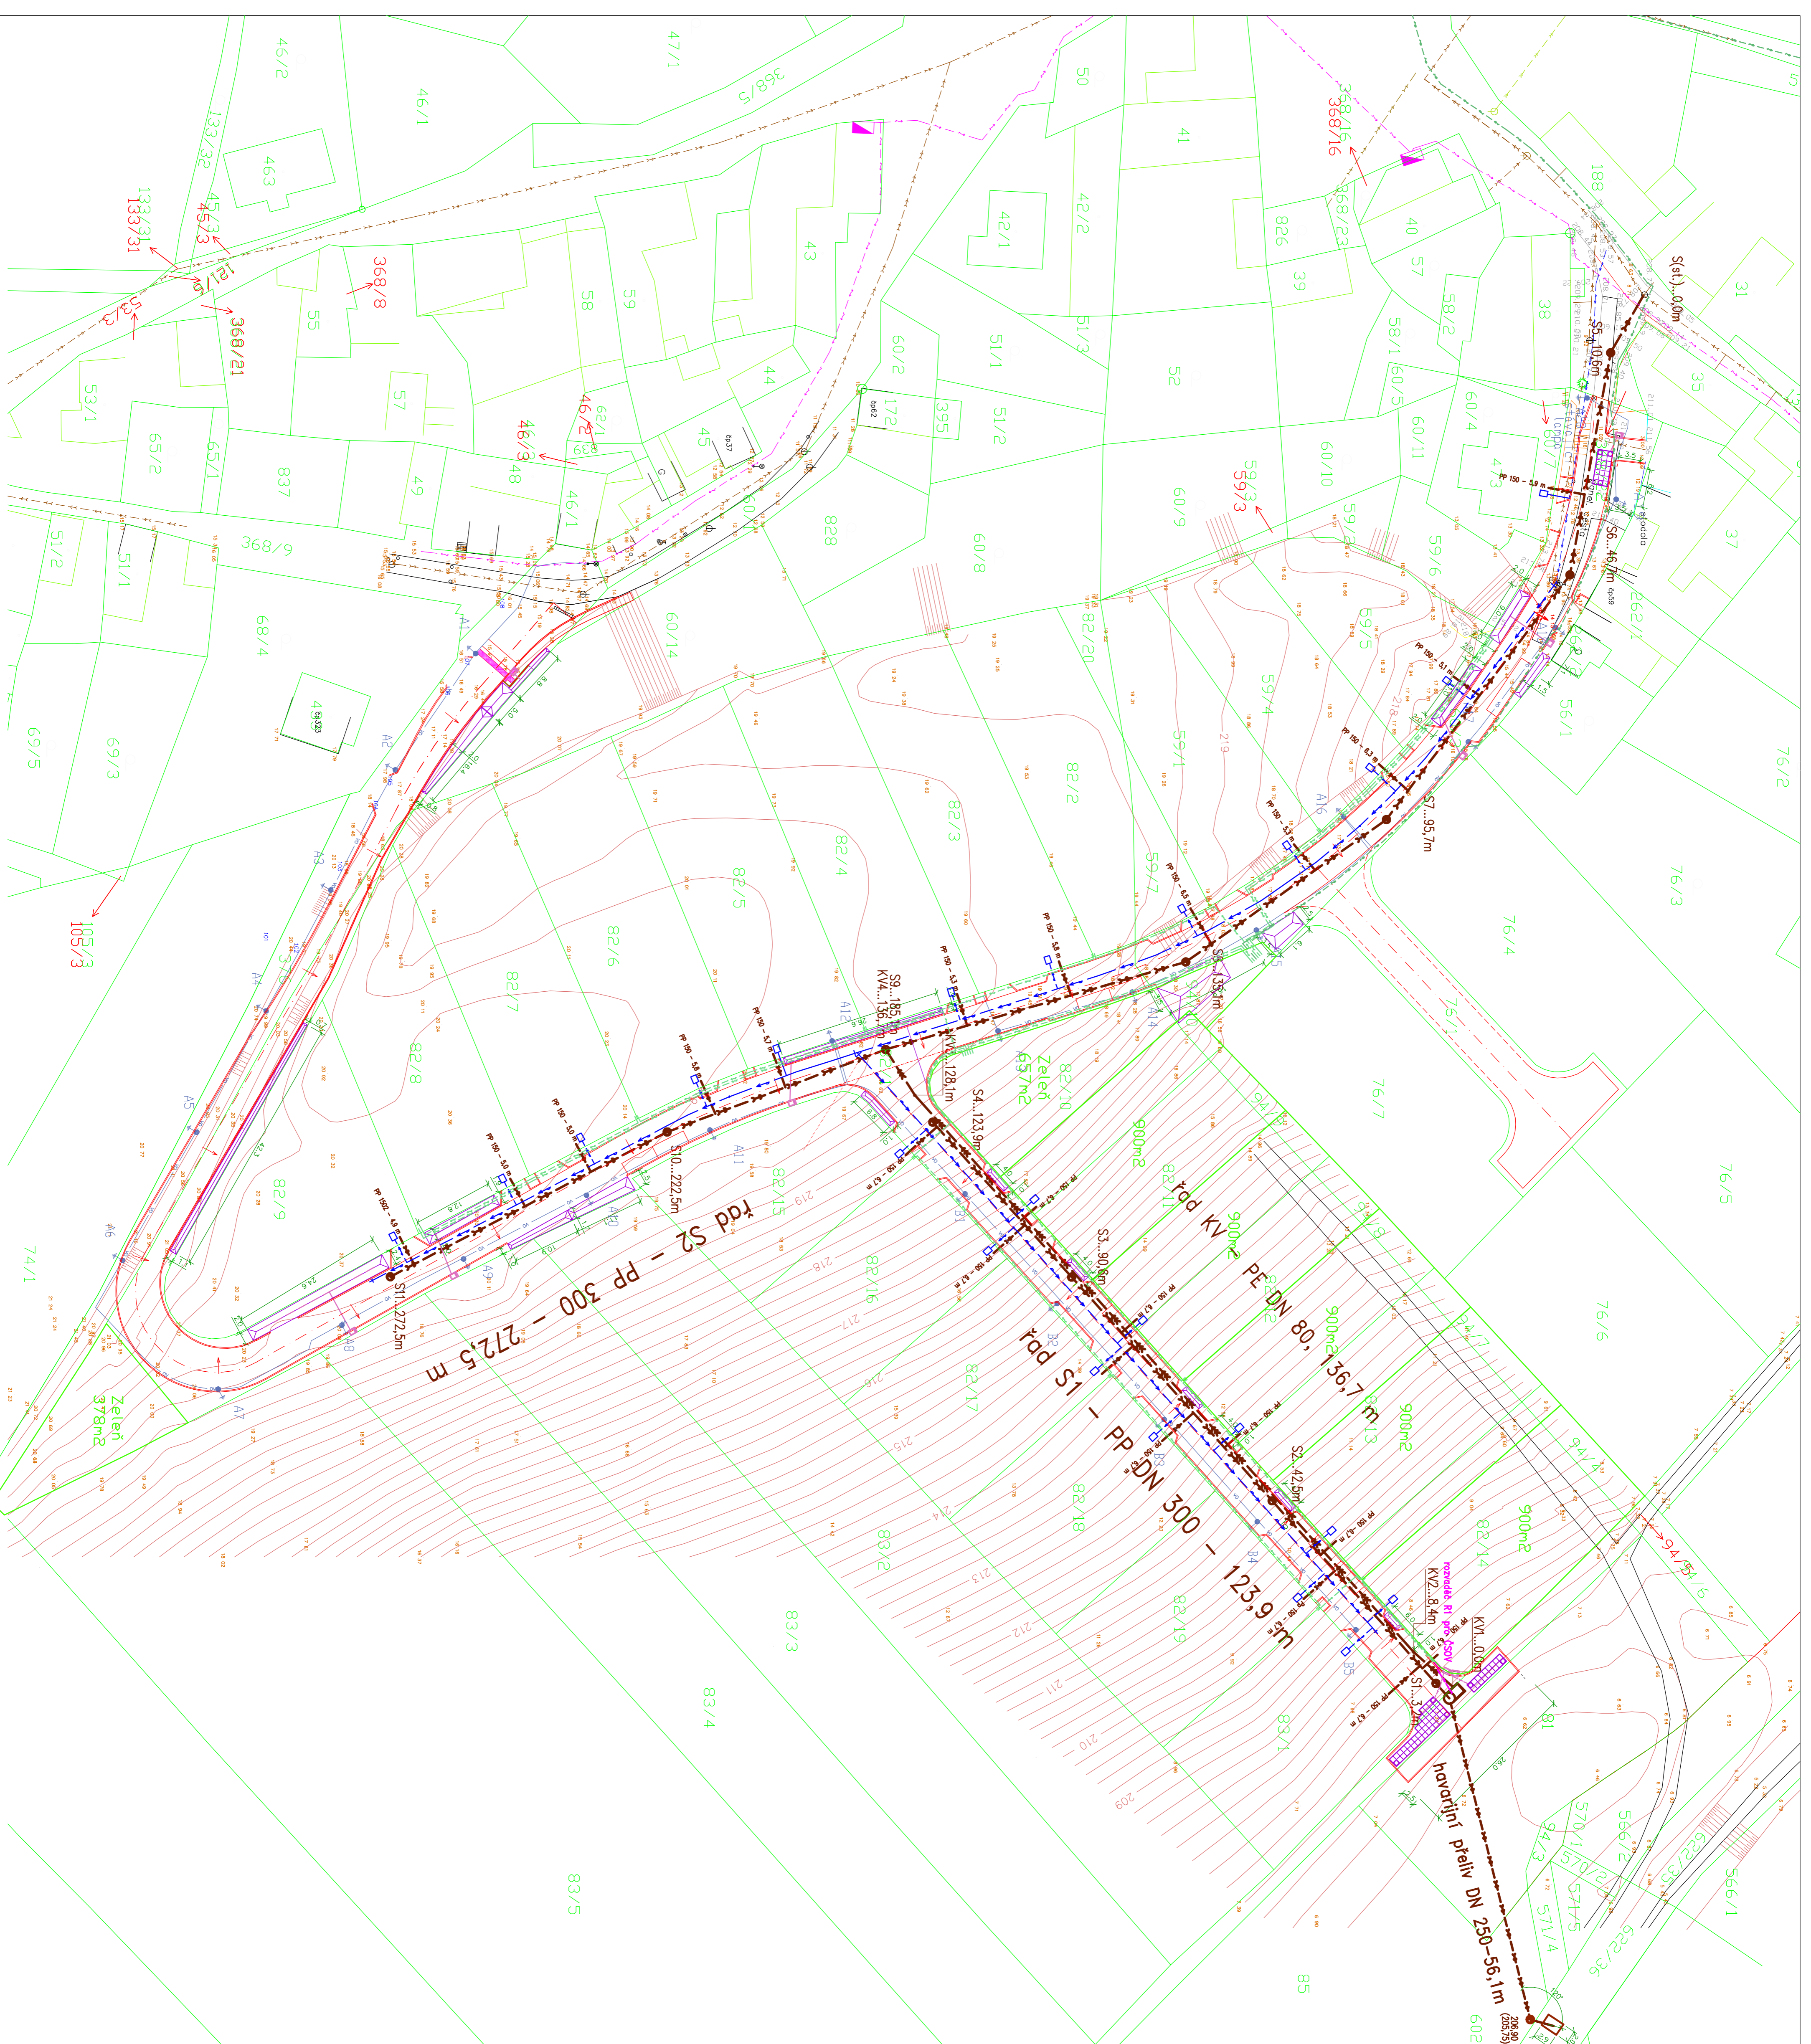

SOURAČNICE VÝTVYČVACÍCH BODŮ

čSNV-10143311	-75046661
S1	-75047100
S2	-75050023
S3	-75053604
S4	-75056085
VD	-75041614
P1	-75041718
HP	-75046781
st.č.	-10140207
5	-75069320
6	-75068404
7	-75064847
8	-75060929
9	-75058649
10	-75057248
11	-75055927
	-75053609
KV1	-10143257
KV2	-75047044
KV3	-10143883
KV4	-10151667
	-75055516
	-10158334
	-75072448

LEGENDA:

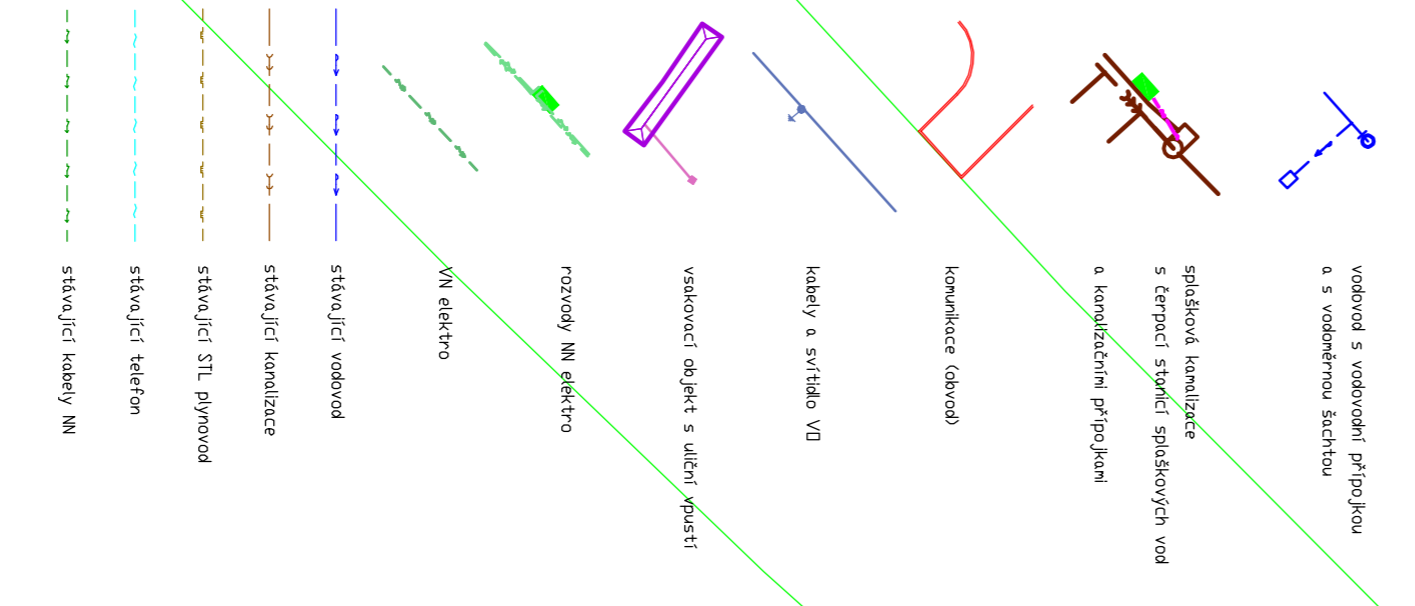



STRAŠKOV - VODDŮCHODY
lokality e/9 - komunikace a IS pro 22 RD

DUR/DSP

Autor projektu	Ing. Robert Kliment
Vypracoval	Ing. Robert Kliment
Investor	ČEBO Invest s.r.o., Na Vítězném 1239/12, 128 00 Praha 2
Dopracoval	ČEBO Invest s.r.o., Na Vítězném 1239/12, 128 00 Praha 2
Stupeň	DUR/DSP

Ing. Robert Kliment
 Prokopa Velického 570
 438 01 Zatec
 IČ: 133 62 897
 tel: 777 82 52 46

Zadavatel: 10 04 02
 Datum: únor 2019
 Stavební územní plán
 Formát: Bx A4
 Měřítko: 1 : 500

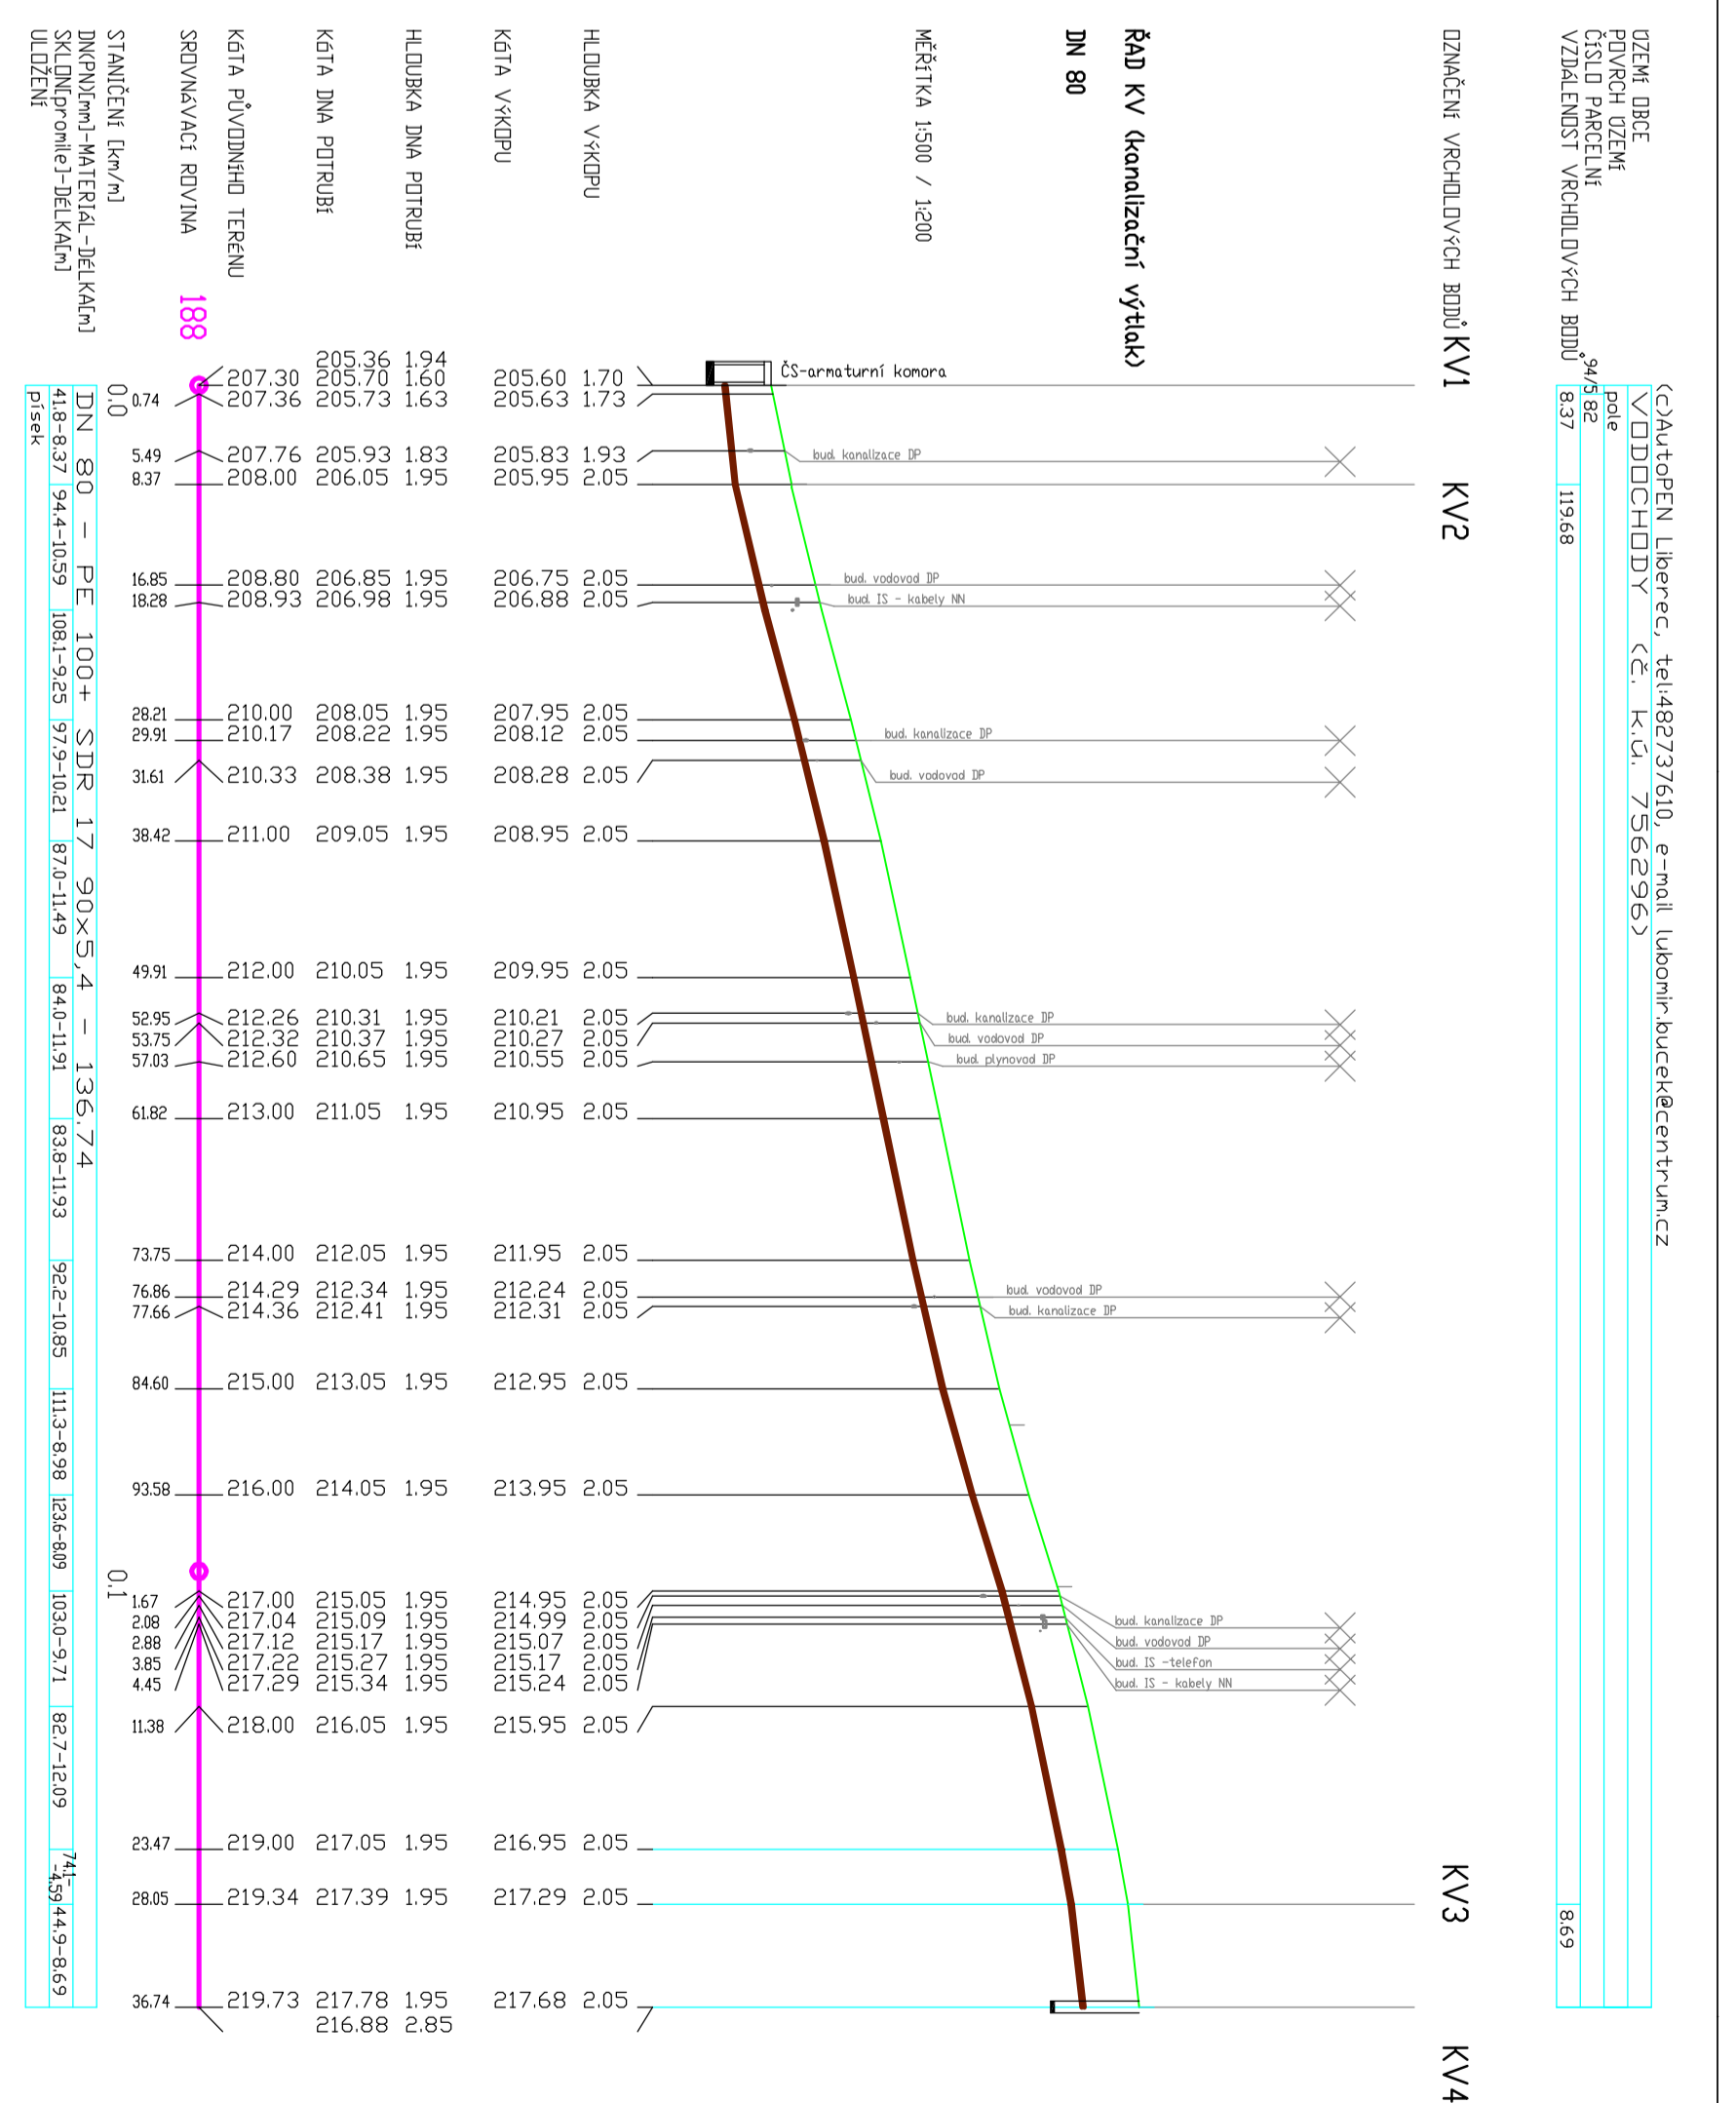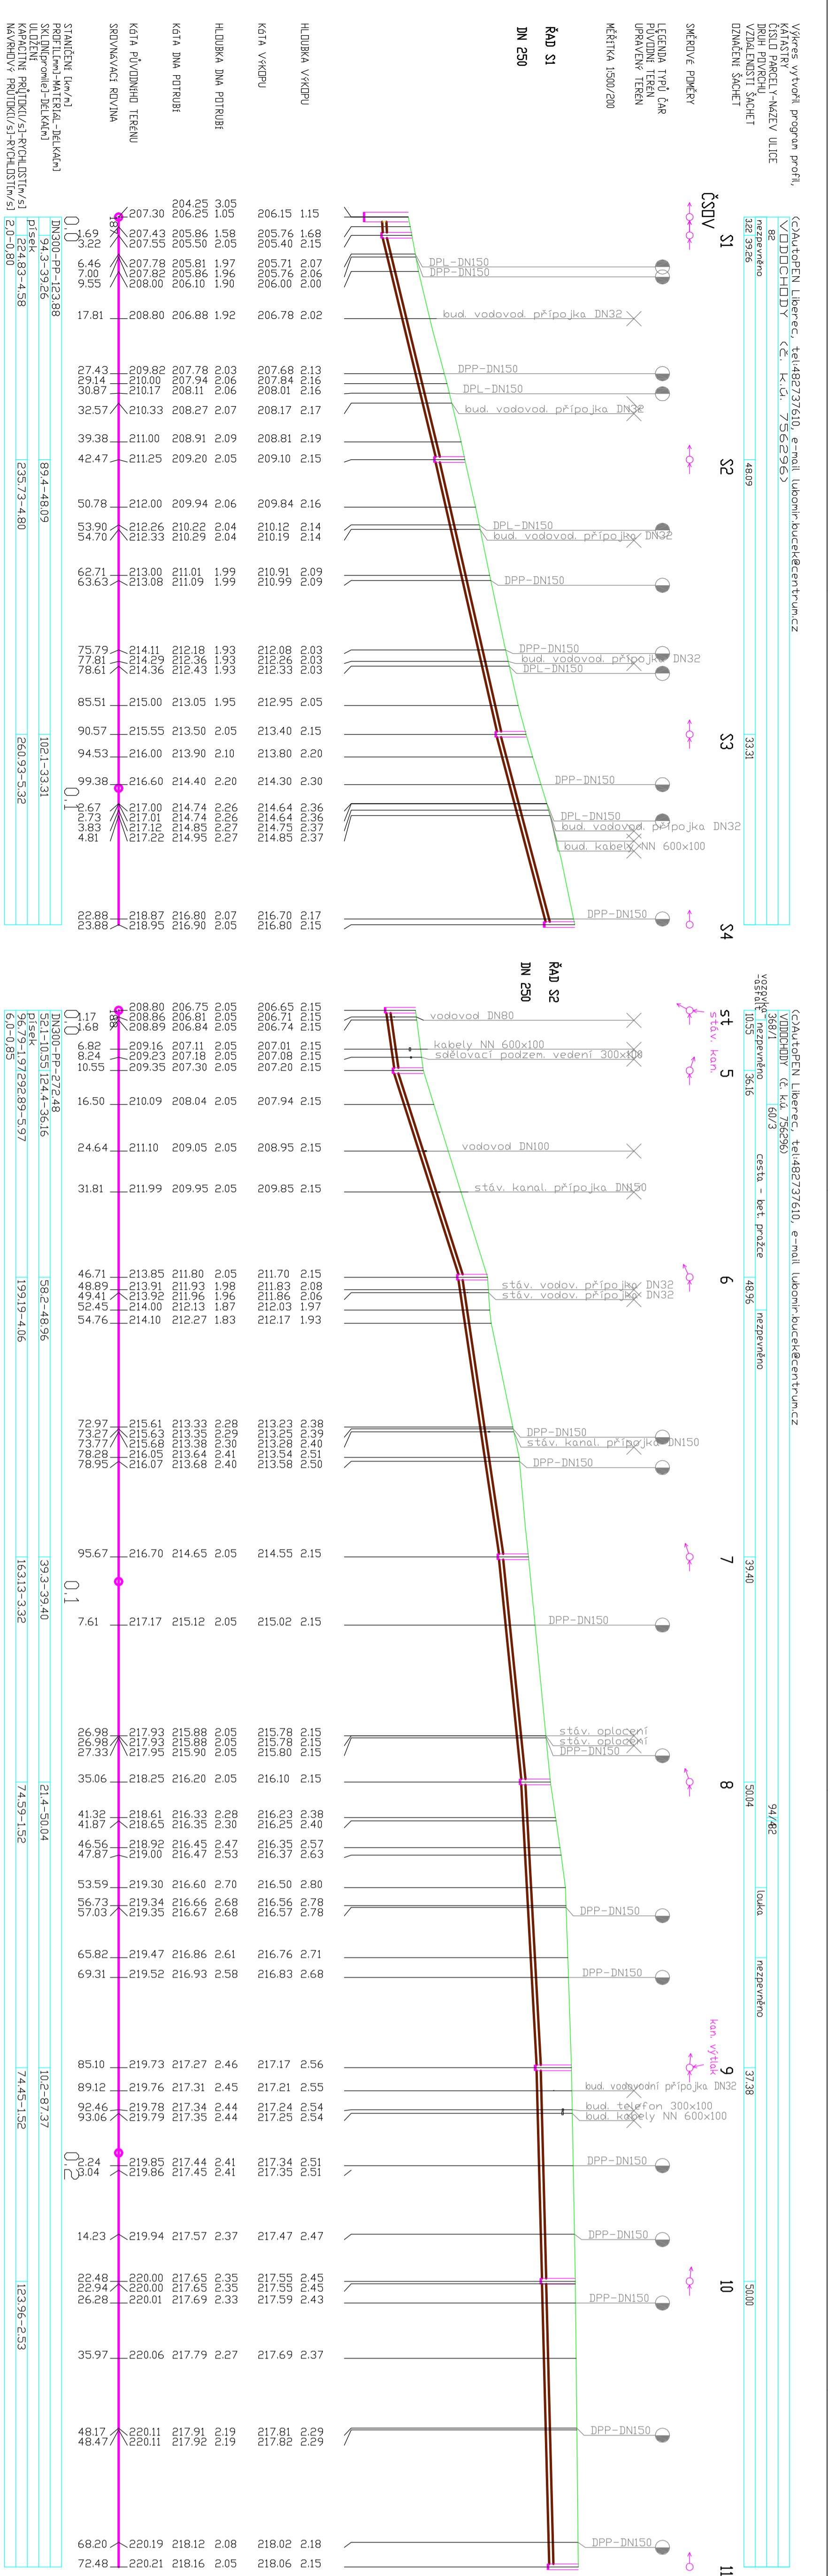

STRÁŽKOV - VODČECHOVY
Projekt kanalizačního přílohu pro jednotlivé parcely č. 673 - koncovka č. 13 pro č. 20


Dílžeď Podřívý profil kanalizace

Investor: Obec Strážkov
 Projektant: Ing. Robert Kříž
 Datum: 15. 05. 2024
 Měřítko: 1:100

Legenda:

- Manhole (SI, S2, S3, S4)
- Structure (S1, S2, S3, S4, S5, S6, S7, S8, S9, S10, S11)
- Other symbols for pipes and connections.


Podřívý kanalizační přílohu pro jednotlivé parcely č. 673 - koncovka č. 13 pro č. 20

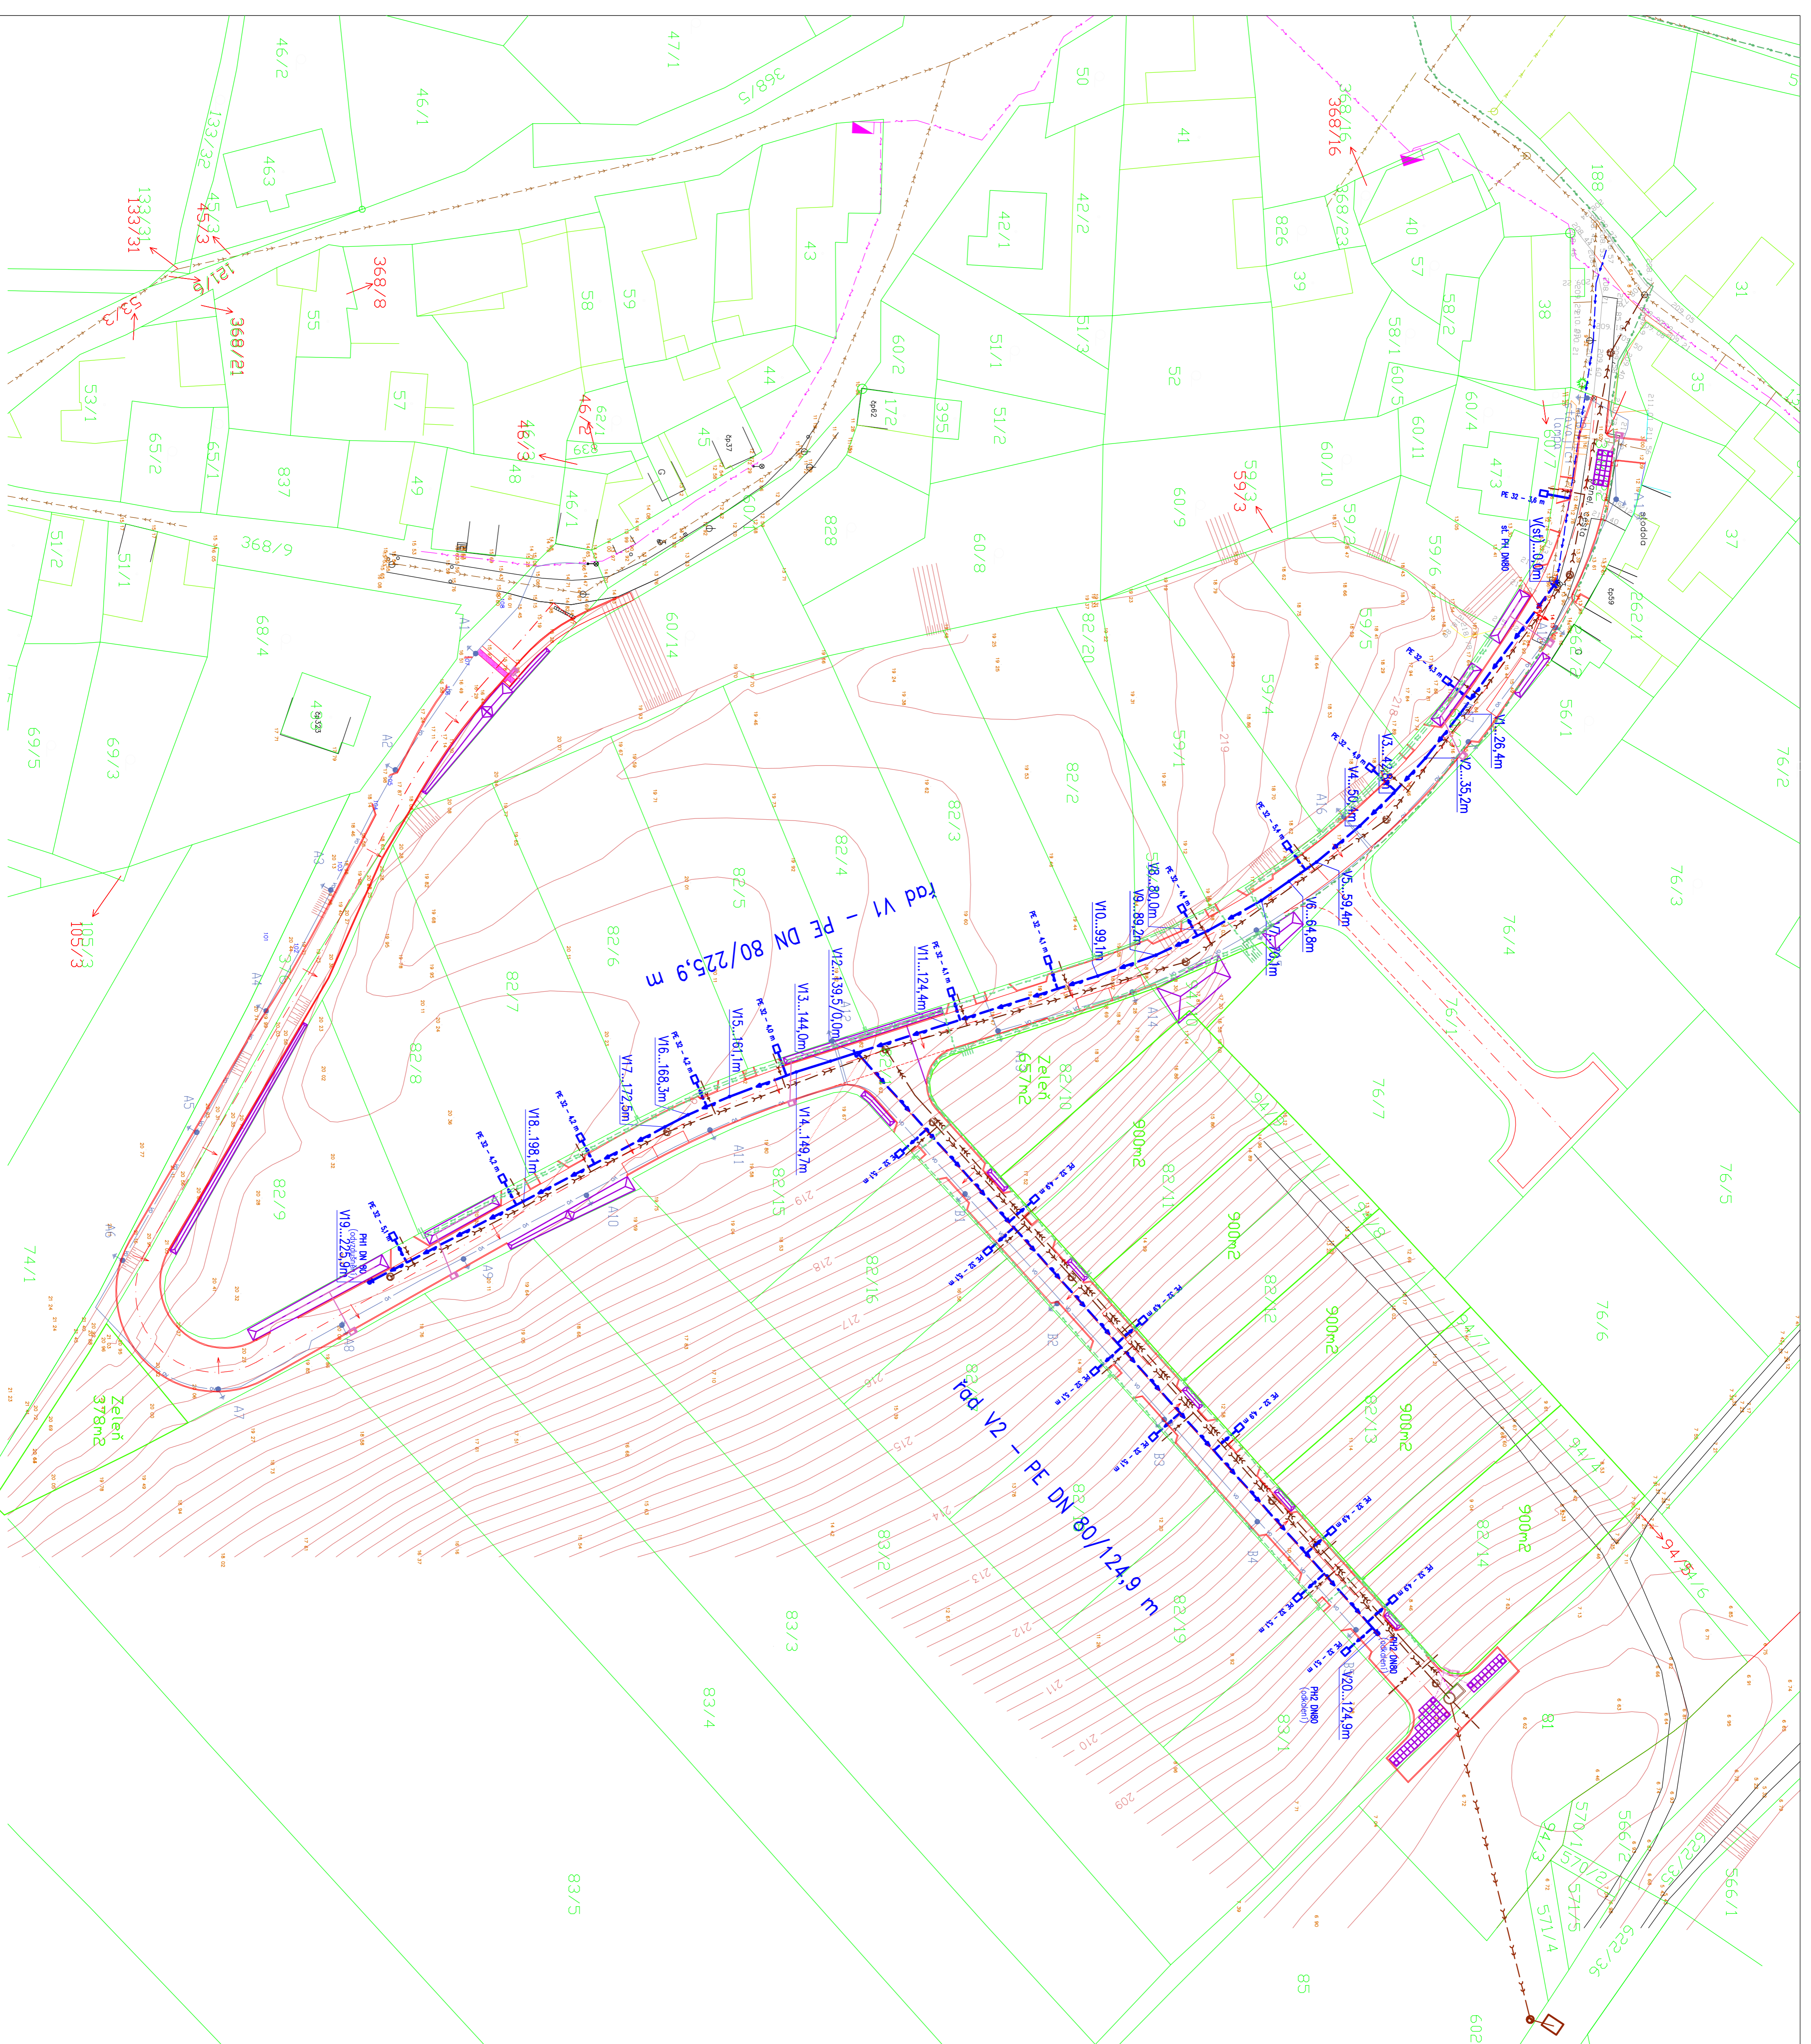

SOUKRANICE VYTVOŘENÝCH BODŮ

1	-1011415/91	-750647,42
2	-1011415/92	-750647,42
3	-1011442/01	-750613,54
4	-1011447/44	-750608,26
5	-1011450/78	-750599,41
6	-1011463/19	-750596,33
7	-1011471/75	-750591,50
8	-1011489/40	-750584,25
9	-1011519/51	-750576,57
10	-1011527/17	-750572,62
11	-1011548/34	-750564,94
12	-1011558/68	-750561,07
13	-1011581/27	-750548,21
14	-1011604/28	-750539,09
15	-1011649/38	-750491,97

LEGENDA:

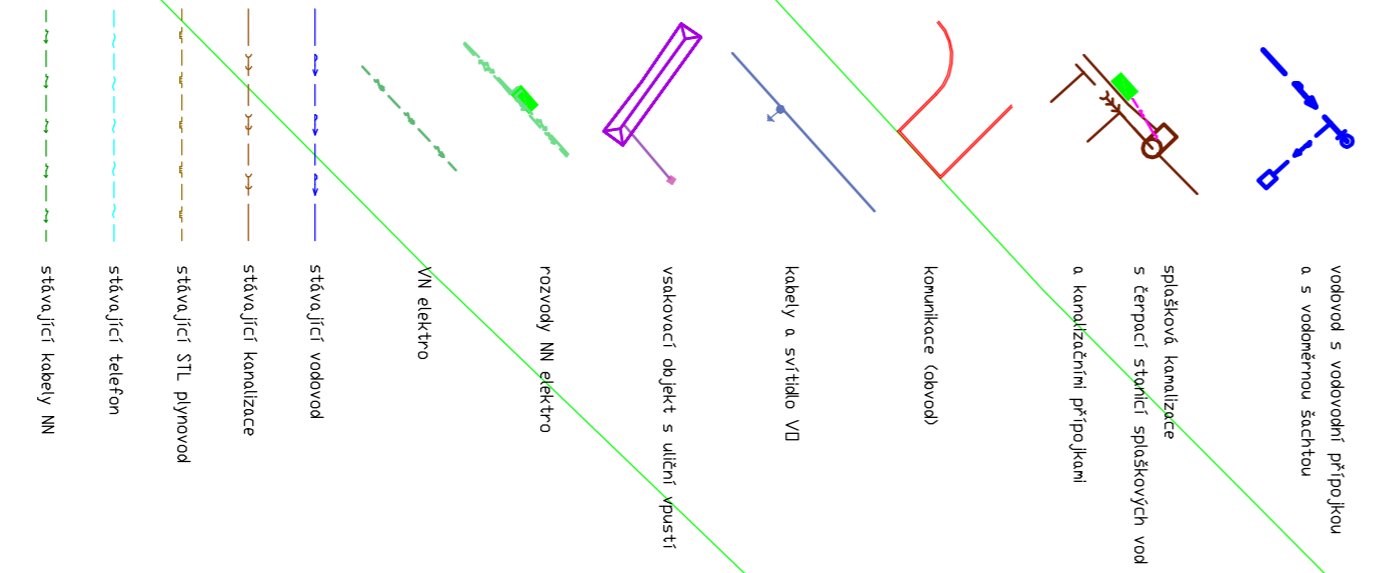


STRÁŠKOV - VODODCHODY
lokality e/9 - komunikace a IS pro 22 RD
D1.2.b1 Situace vodovodu

 
 
 
 
 
 

 
 
 






Autor projektu	Ing. Robert Kliment
Vypracoval	Ing. Robert Kliment
Investor	Taťána Štolová
Doposledí	GEFO Invest s.r.o. Na Vítězném 1259/12, 128 00 Praha 2
Stupeň	DUR/DSP

Zadavatel	Ing. Robert Kliment
Objekt	Prokopa Velkého 570
Adresa	438 01 Zatec
Telefon	163 62 987
Telefax	777 82 52 46

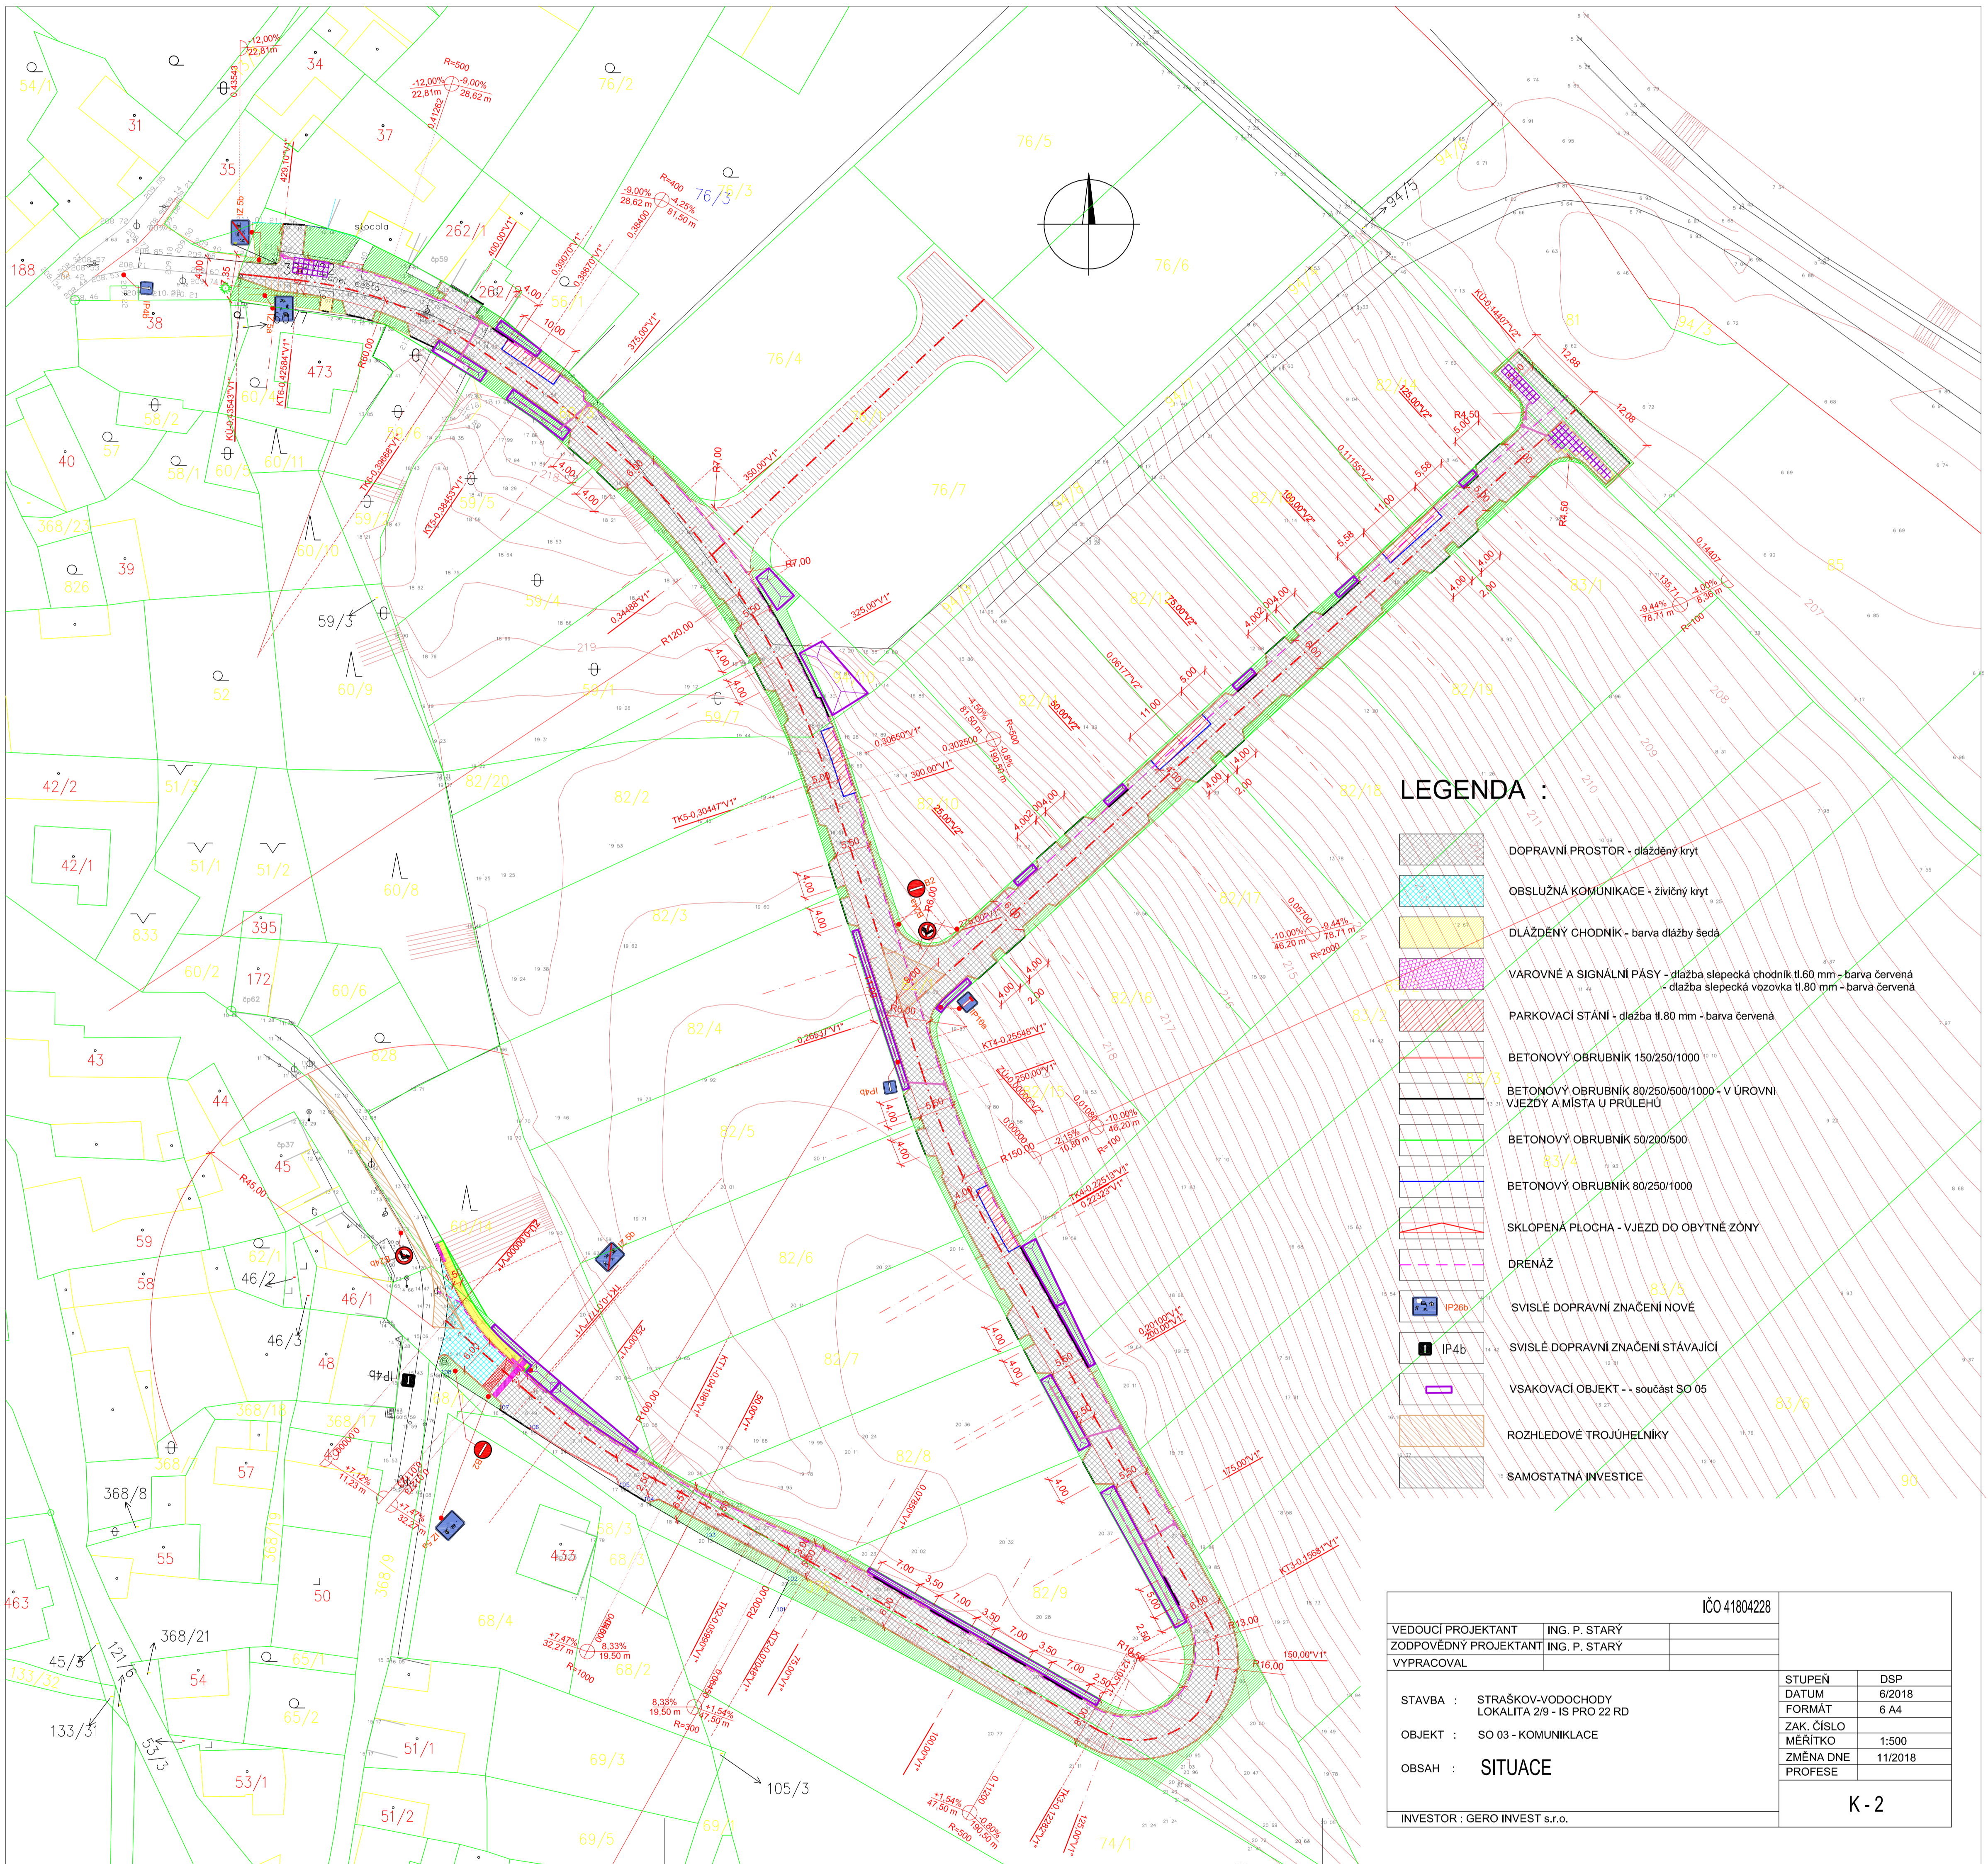Formát: A4
 Měřítko: 1 : 500



   LEGENDA :

-  DOPRAVNÍ PROSTOR - dlažební kryt
-  OBSLUŽNÁ KOMUNIKACE - zvláštní kryt
-  DLÁŽDEBNÝ CHODNÍK - barva dlažby šedá
-  VAROVNÉ A SIGNÁLNÍ PÁSY - dlažba šlepečká chodník 6.60 mm - barva červená
- dlažba šlepečká vozovka 8.80 mm - barva červená
-  PARKOVACÍ STAN - dlažba 8.80 mm - barva červená
-  BETONOVÝ OBRUBNÍK 150/250/1000
-  BETONOVÝ OBRUBNÍK 80/250/500/1000 - V ÚROVNI
VJEZDY A MÍSTA U PRŮLEHU
-  BETONOVÝ OBRUBNÍK 50/200/500
-  BETONOVÝ OBRUBNÍK 80/250/1000
-  SKLOPENÁ PLOCHA - VJEZD DO OBYTNÉ ZÓNY
-  DRENÁŽ
-  SVISLÉ DOPRAVNÍ ZNAČENÍ NOVÉ
-  SVISLÉ DOPRAVNÍ ZNAČENÍ STAVAJÍCÍ
-  VSAKOVACÍ OBJEKT - součást SO 05
-  ROZHLEDOVÉ TROJÚHELNÍKY
-  SAMOSTATNÁ INVESTICE


IČO 41804228			
VEDOUCÍ PROJEKTANT	ING. P. STARY		
ZODPOVĚDNÝ PROJEKTANT	ING. P. STARY		
VYPRACOVAL			
STAVBA :	STRAŠKOV-VODOCHODY LOKALITA 219 - IS PRO 22 RD	STUPĚŇ	DSP
OBJEKT :	SO 03 - KOMUNIKACE	DATUM	6/2018
OBSAH :	SITUACE	FORMÁT	A4
		ZAK. ČÍSLO	
		MĚŘÍTKO	1:500
		ZMĚNA DNE	11/2018
		PROFESE	
INVESTOR :	GERO INVEST s.r.o.	K-2	

SOURADNICOVÝ SYSTÉM - JTSK
VÝŠKOVÝ SYSTÉM - BALT p.v.

VEDOUČÍ PROJEKTANT		ING. P. STARY
ZODPOVĚDNÝ PROJEKTANT		ING. P. STARY
VYPRACOVAL		
STAVBA :	STRAŠKOV-VODOCHODY LOKALITA 2/9 - IS PRO 22 RD	
OBJEKT :	KOMUNIKACE	
OBSAH :	VZOROVÉ PŘÍČNÉ ŘEZY	
INVESTOR :	GERO INVEST s.r.o.	
KÓD 41804228		
STUPEŇ		DSP
DATUM		06/2018
FORMÁT		7 A4
ZAK. ČÍSLO		
MĚŘÍTKO		1:50
ZMĚNA DNE		11/2018
PROFESE		
K - 4		

VZOROVÝ PŘÍČNÝ ŘEZ M 1:50


VĚTEV "V1" - úsek před obytnou zónou

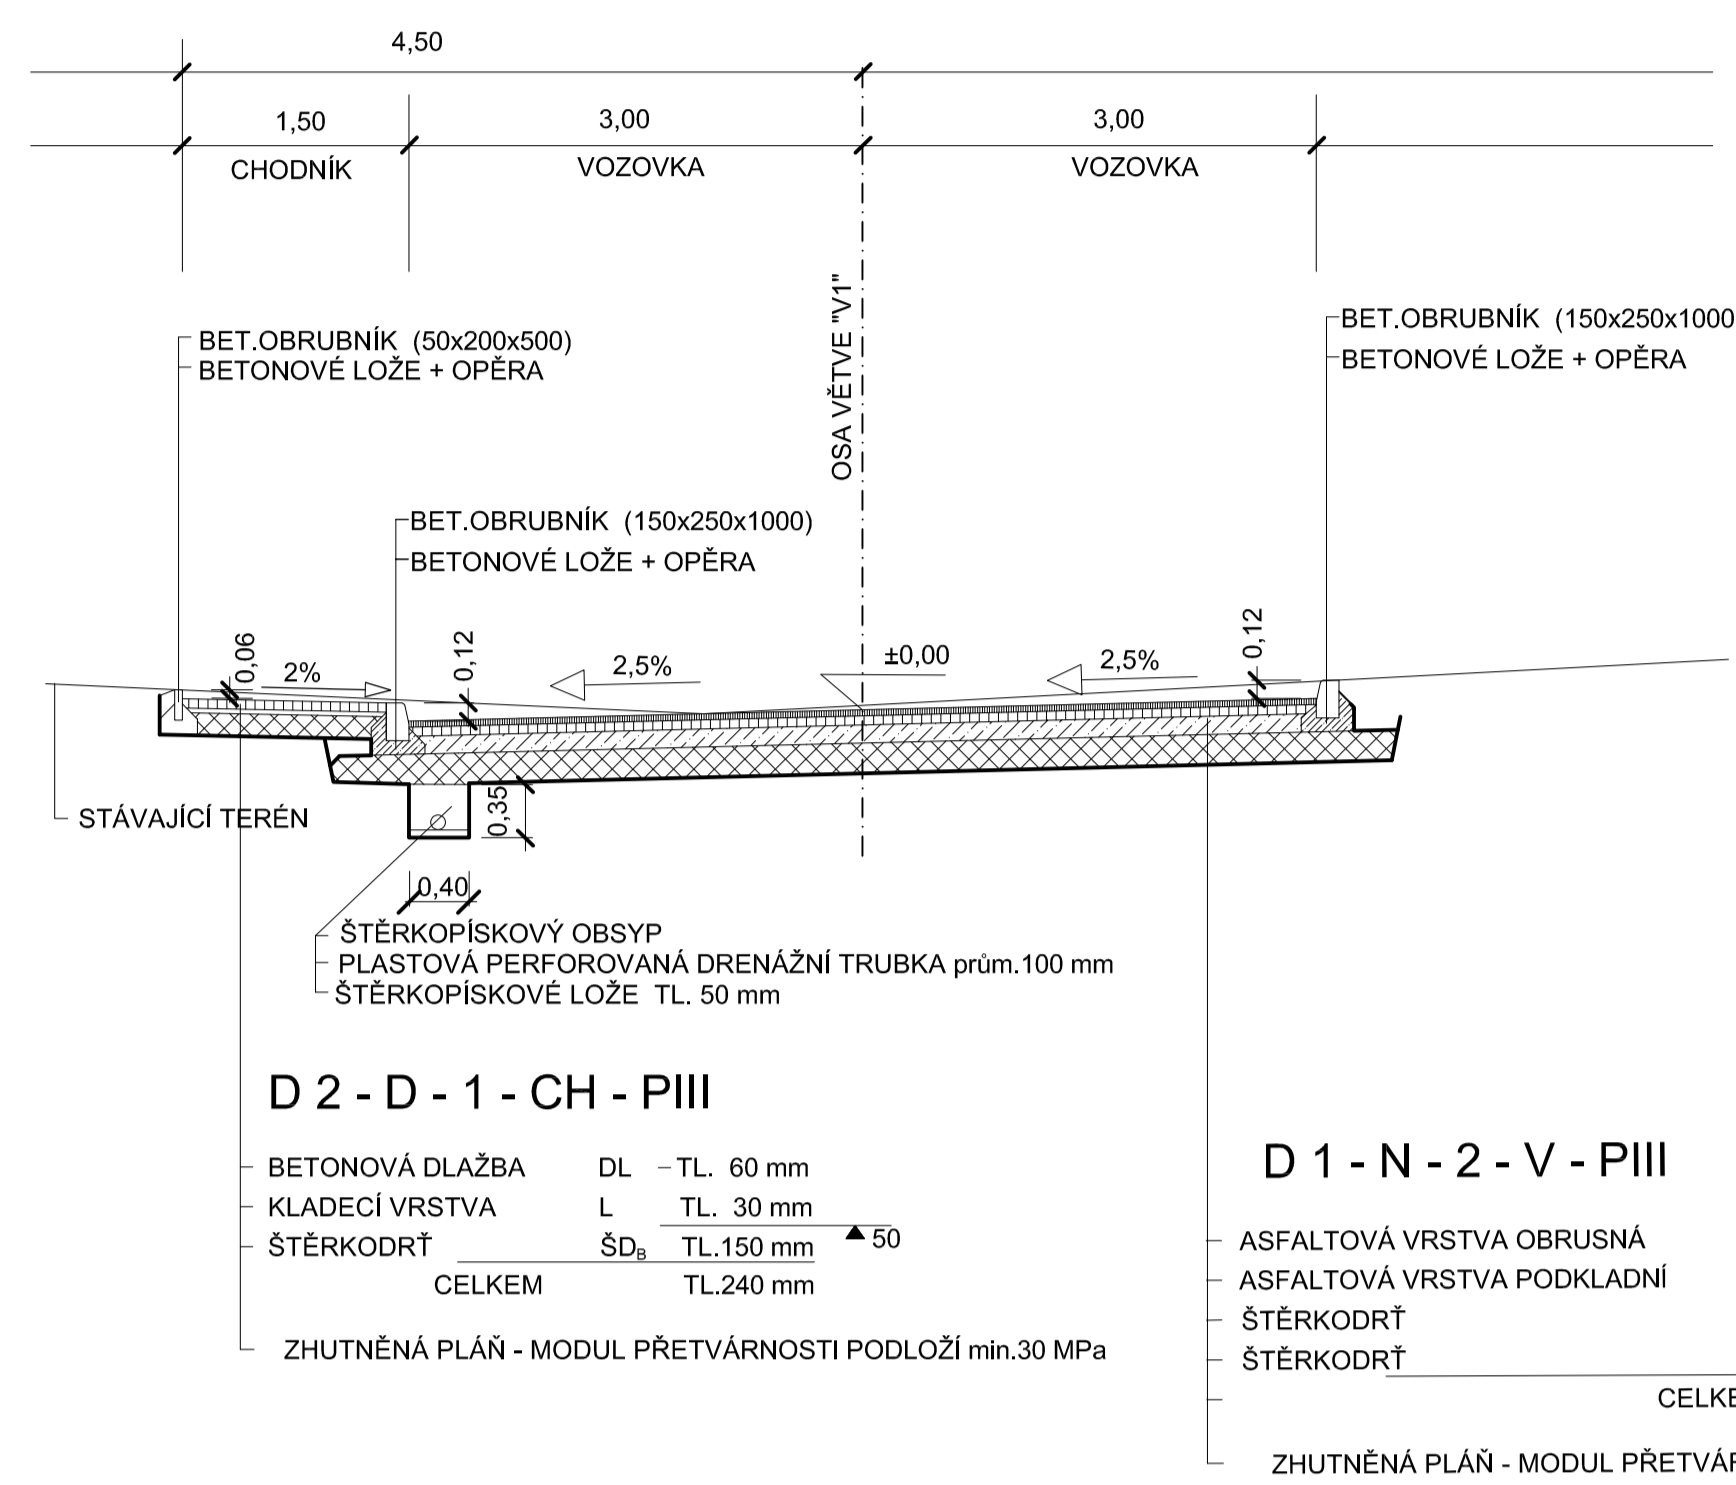

ZHUTNĚNÁ PLÁŇ - ZPŮSOB ÚPRAVY PLÁŇE NA MODUL PŘETVÁRNOSTI PODLOŽÍ min.30 MPa (CHODNÍK)
A min. 45 MPa (VOZOVKA) STANOVÍ GEOLOG VE VAZBĚ NA SKUTEČNÉ POMĚRY NA STAVENÍŠTI

VZOROVÝ PŘÍČNÝ ŘEZ M 1:50


VĚTEV "V1"

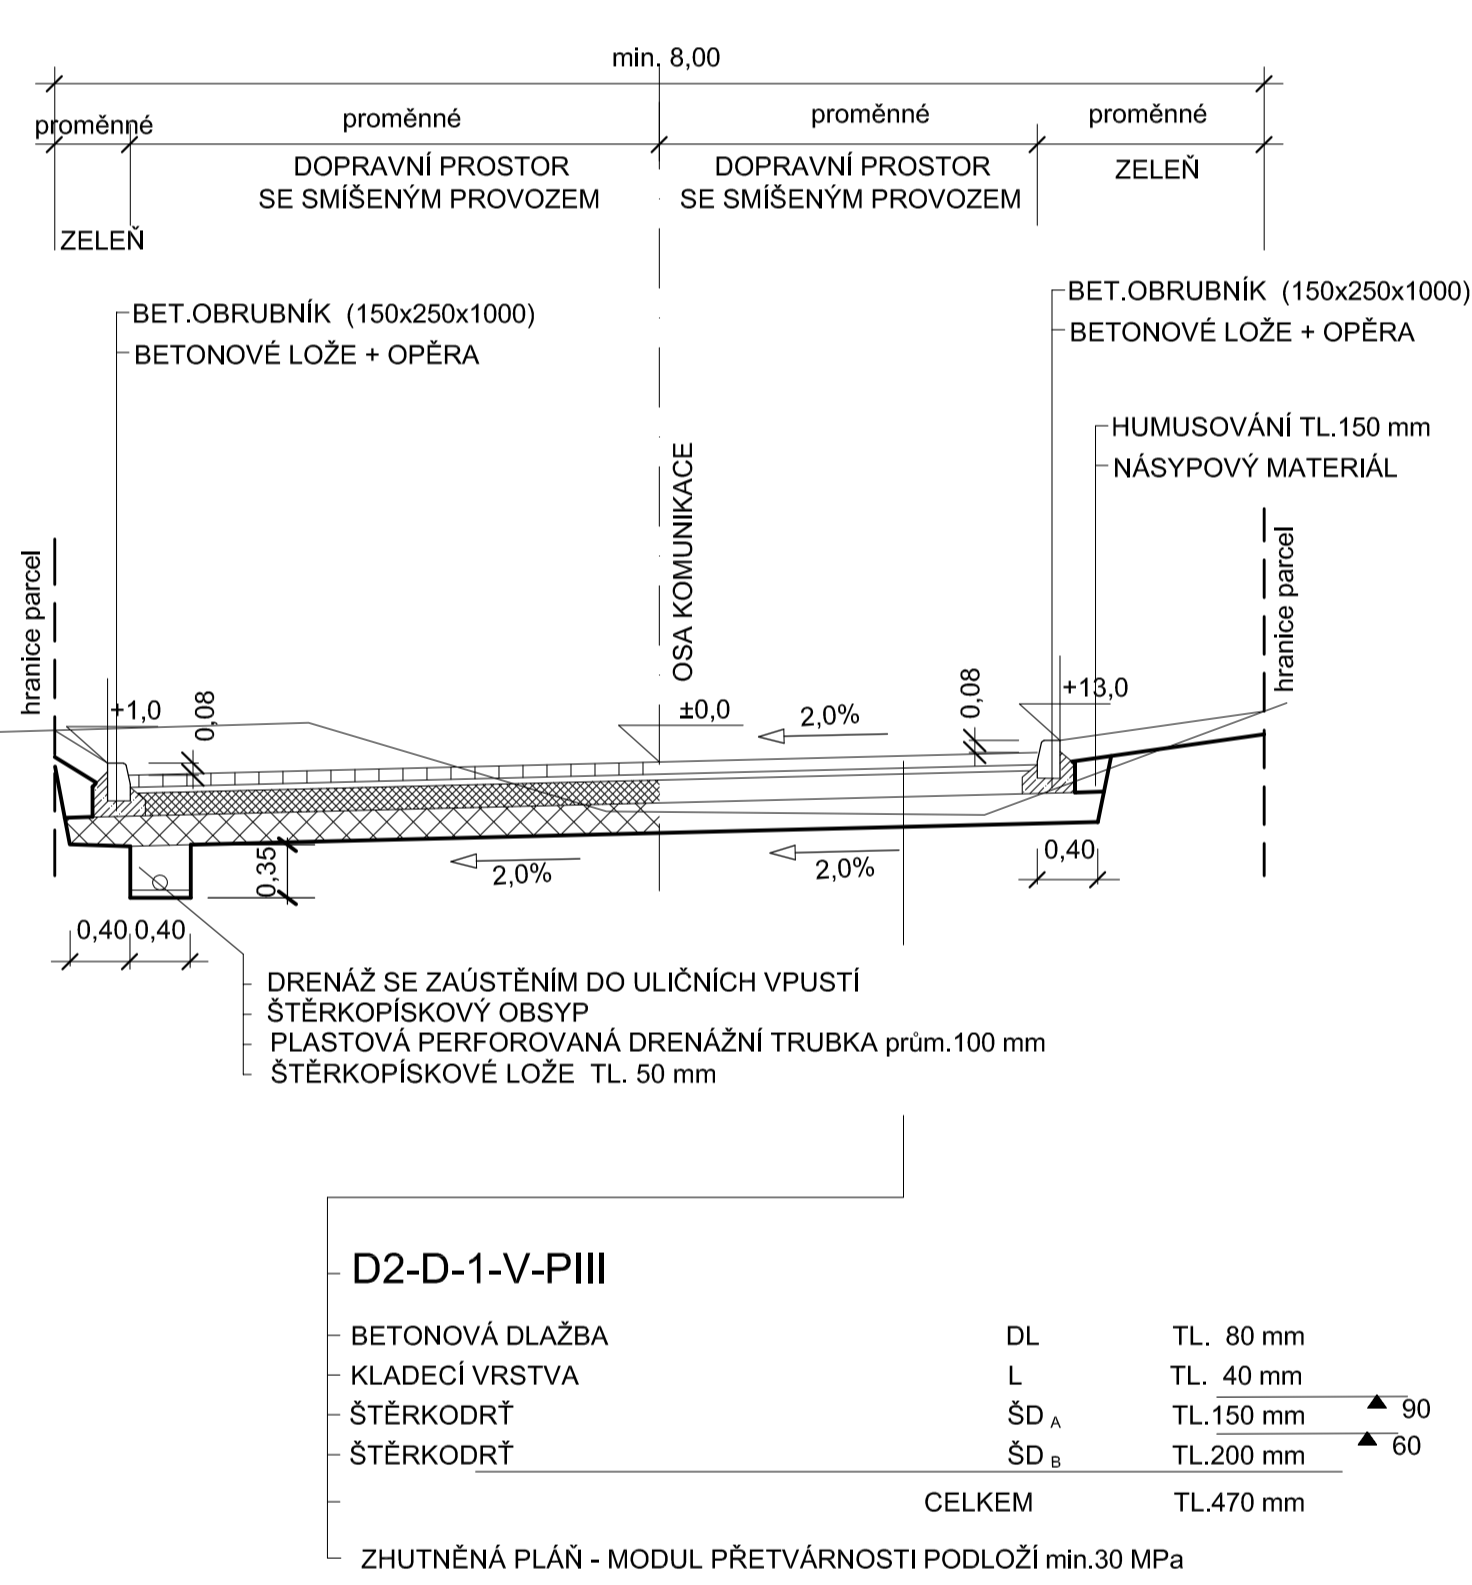

ZHUTNĚNÁ PLÁŇ - ZPŮSOB ÚPRAVY PLÁŇE NA MODUL PŘETVÁRNOSTI PODLOŽÍ min.30 MPa
STANOVÍ GEOLOG VE VAZBĚ NA SKUTEČNÉ POMĚRY NA STAVENÍŠTI

VZOROVÝ PŘÍČNÝ ŘEZ M 1:50


VĚTEV "V1" - PARKOVACÍ STÁNÍ

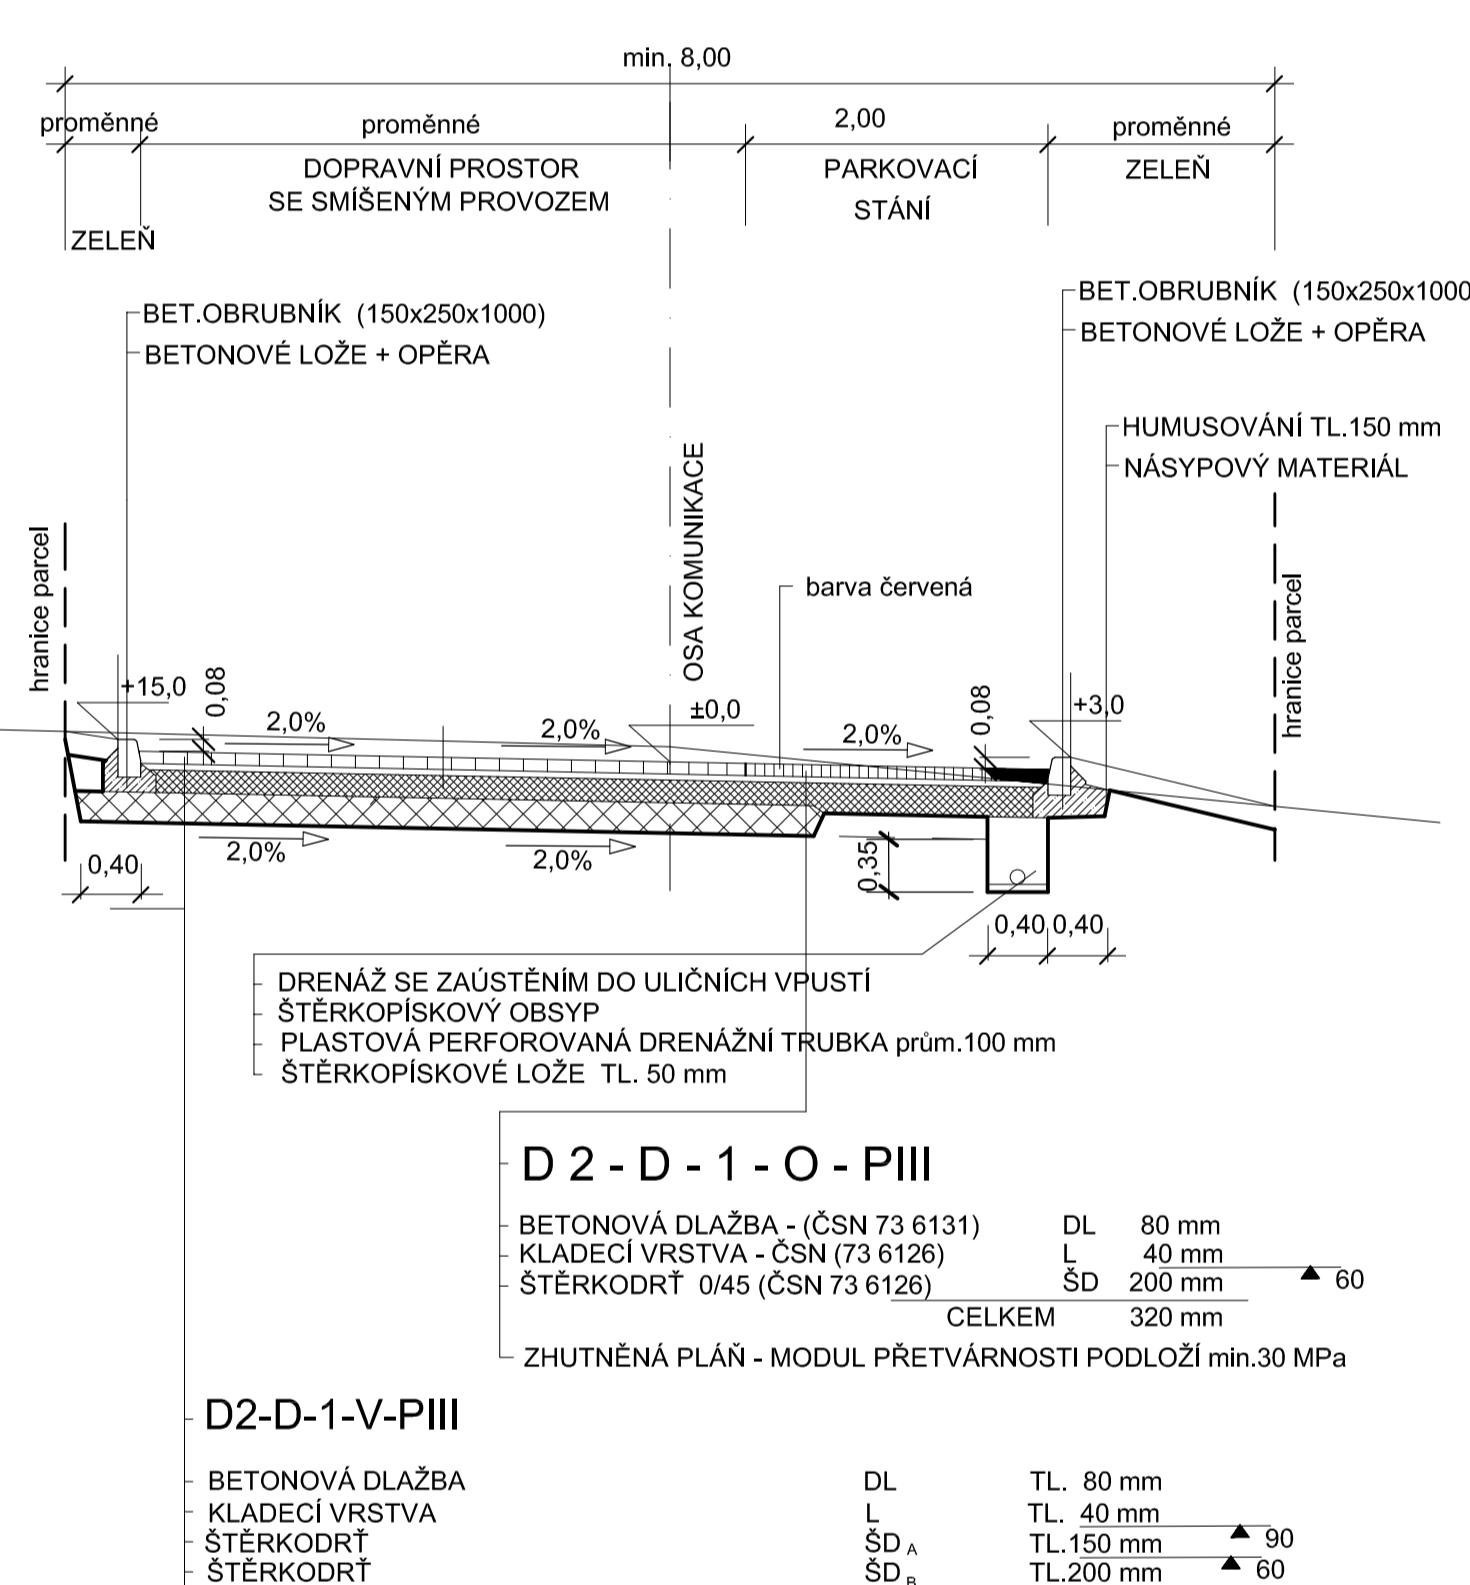

ZHUTNĚNÁ PLÁŇ - ZPŮSOB ÚPRAVY PLÁŇE NA MODUL PŘETVÁRNOSTI PODLOŽÍ min.30 MPa
STANOVÍ GEOLOG VE VAZBĚ NA SKUTEČNÉ POMĚRY NA STAVENÍŠTI


VZOROVÝ PŘÍČNÝ ŘEZ M 1:50









VĚTEV "V2"

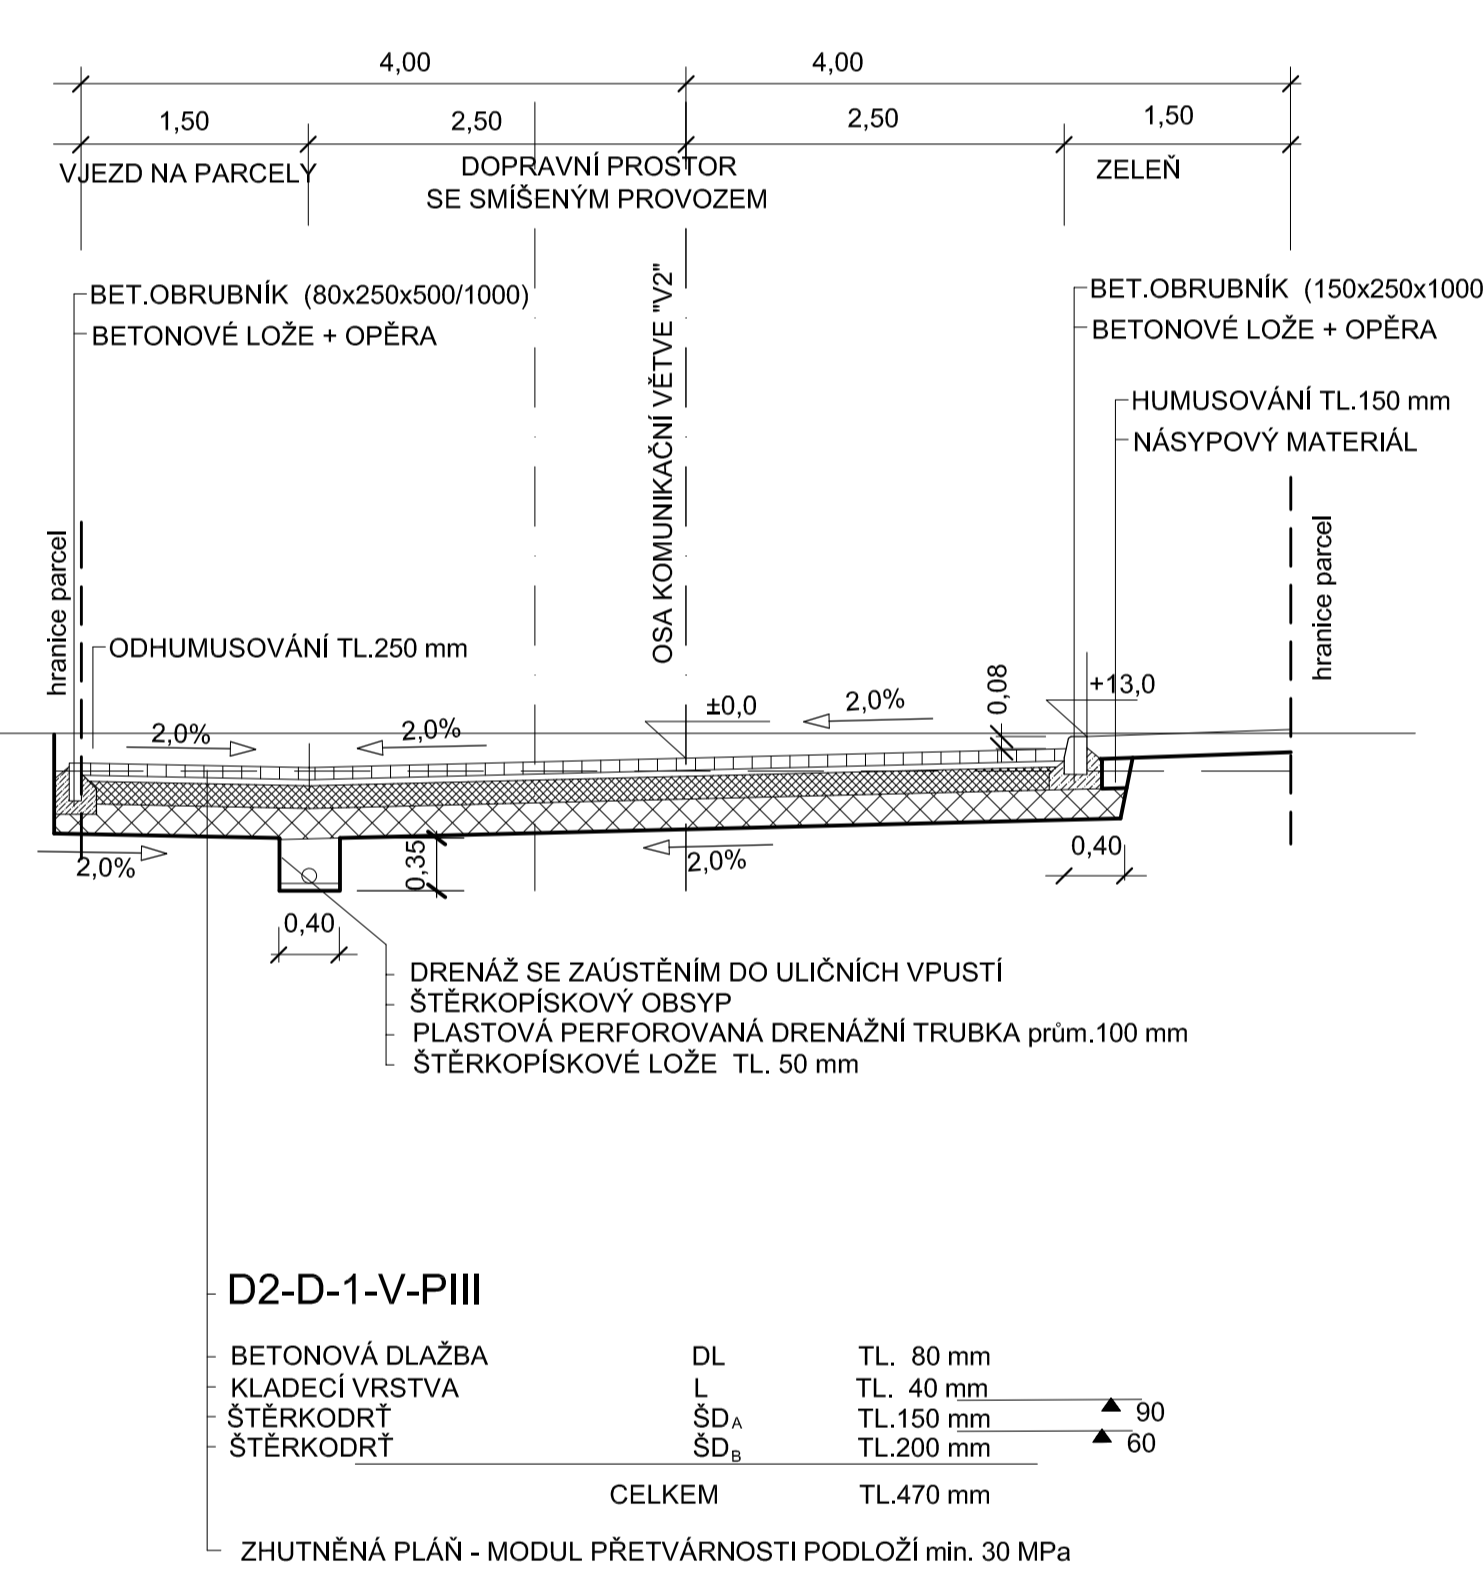

ZHUTNĚNÁ PLÁŇ - ZPŮSOB ÚPRAVY PLÁŇE NA MODUL PŘETVÁRNOSTI PODLOŽÍ min.30 MPa
STANOVÍ GEOLOG VE VAZBĚ NA SKUTEČNÉ POMĚRY NA STAVENÍŠTI

ÚPRAVA VJEZDU DO OBYTNÉ ZÓNY M 1:50

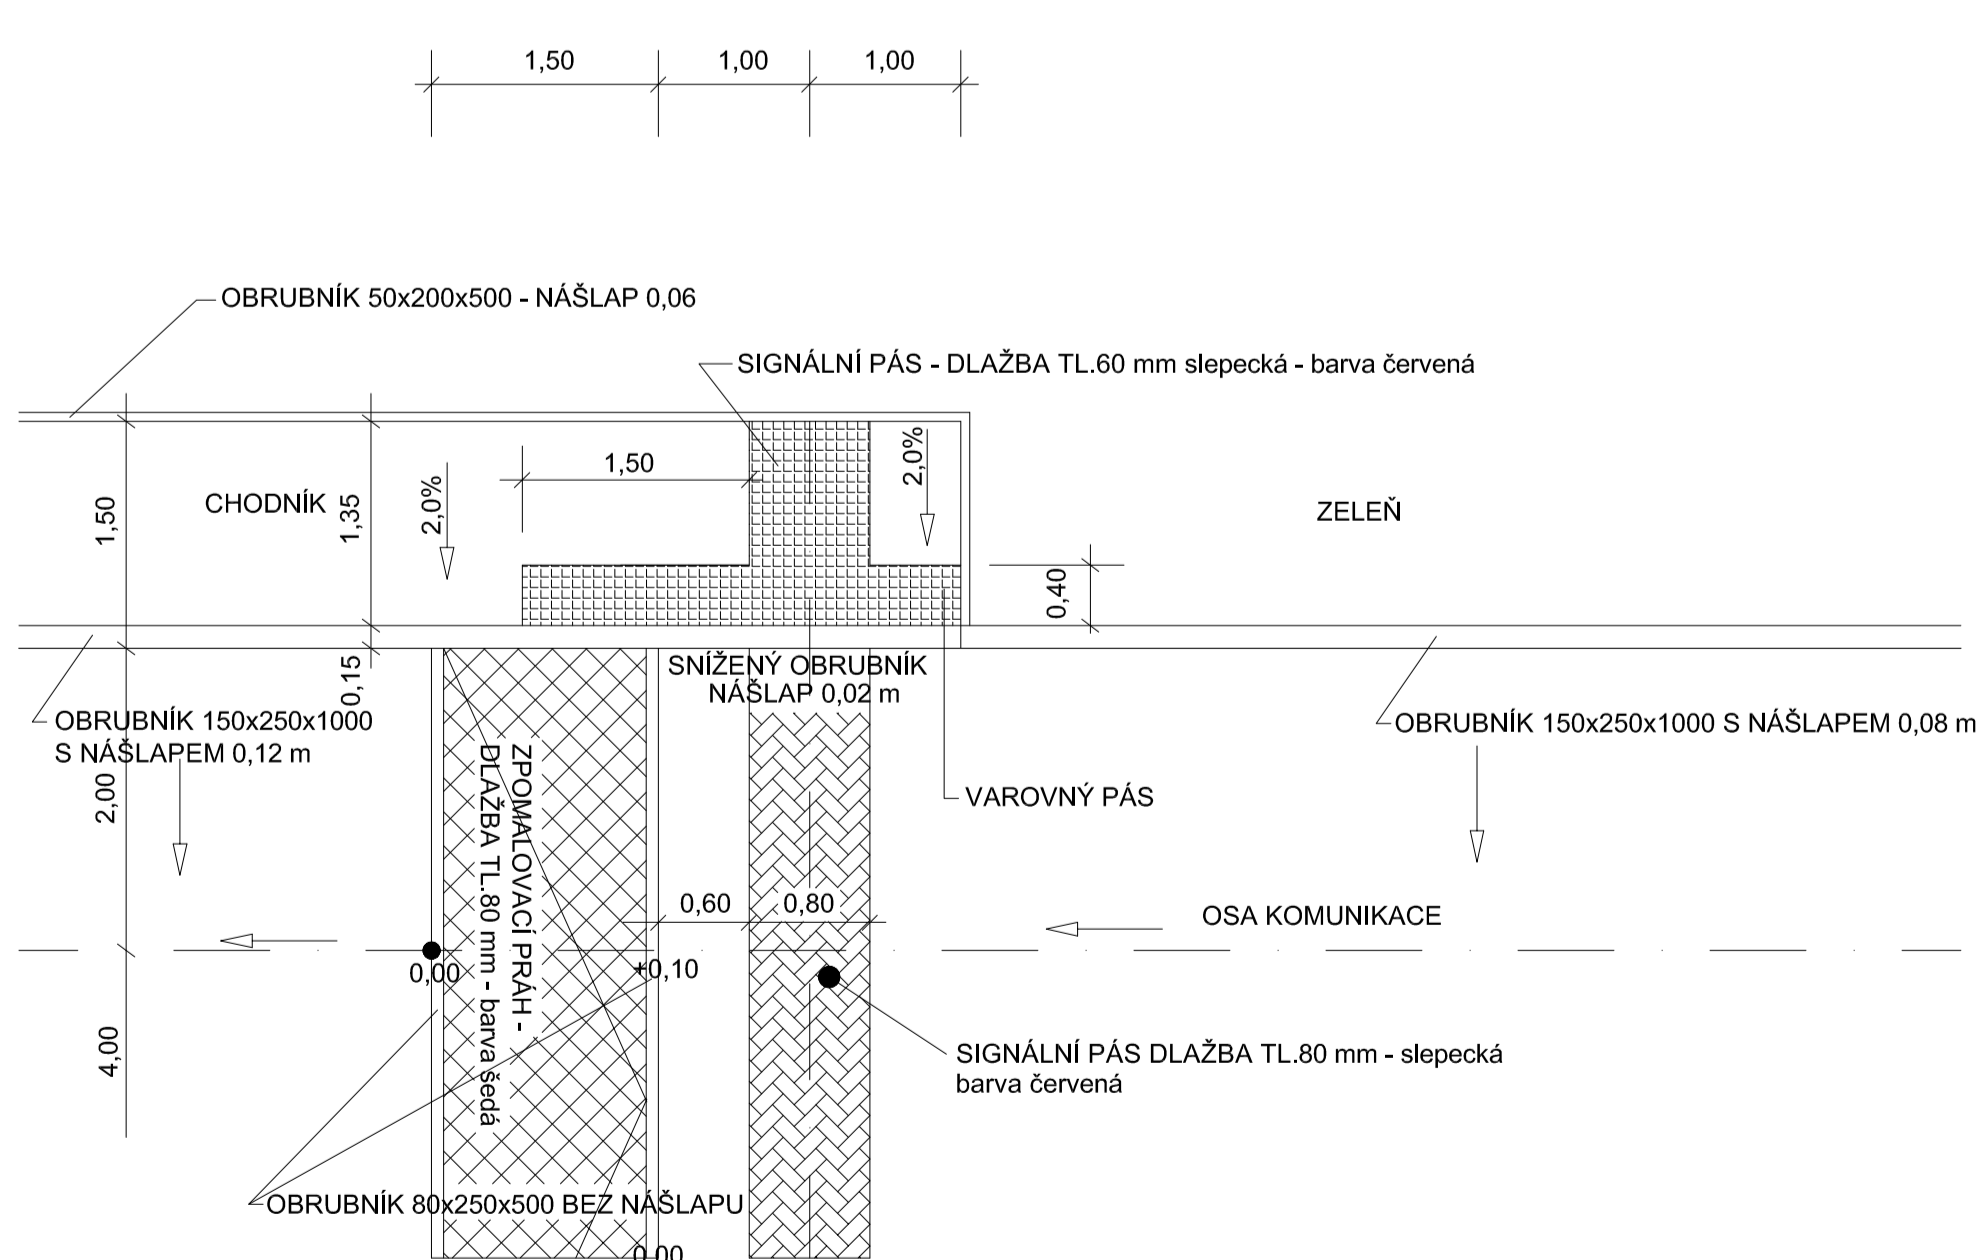

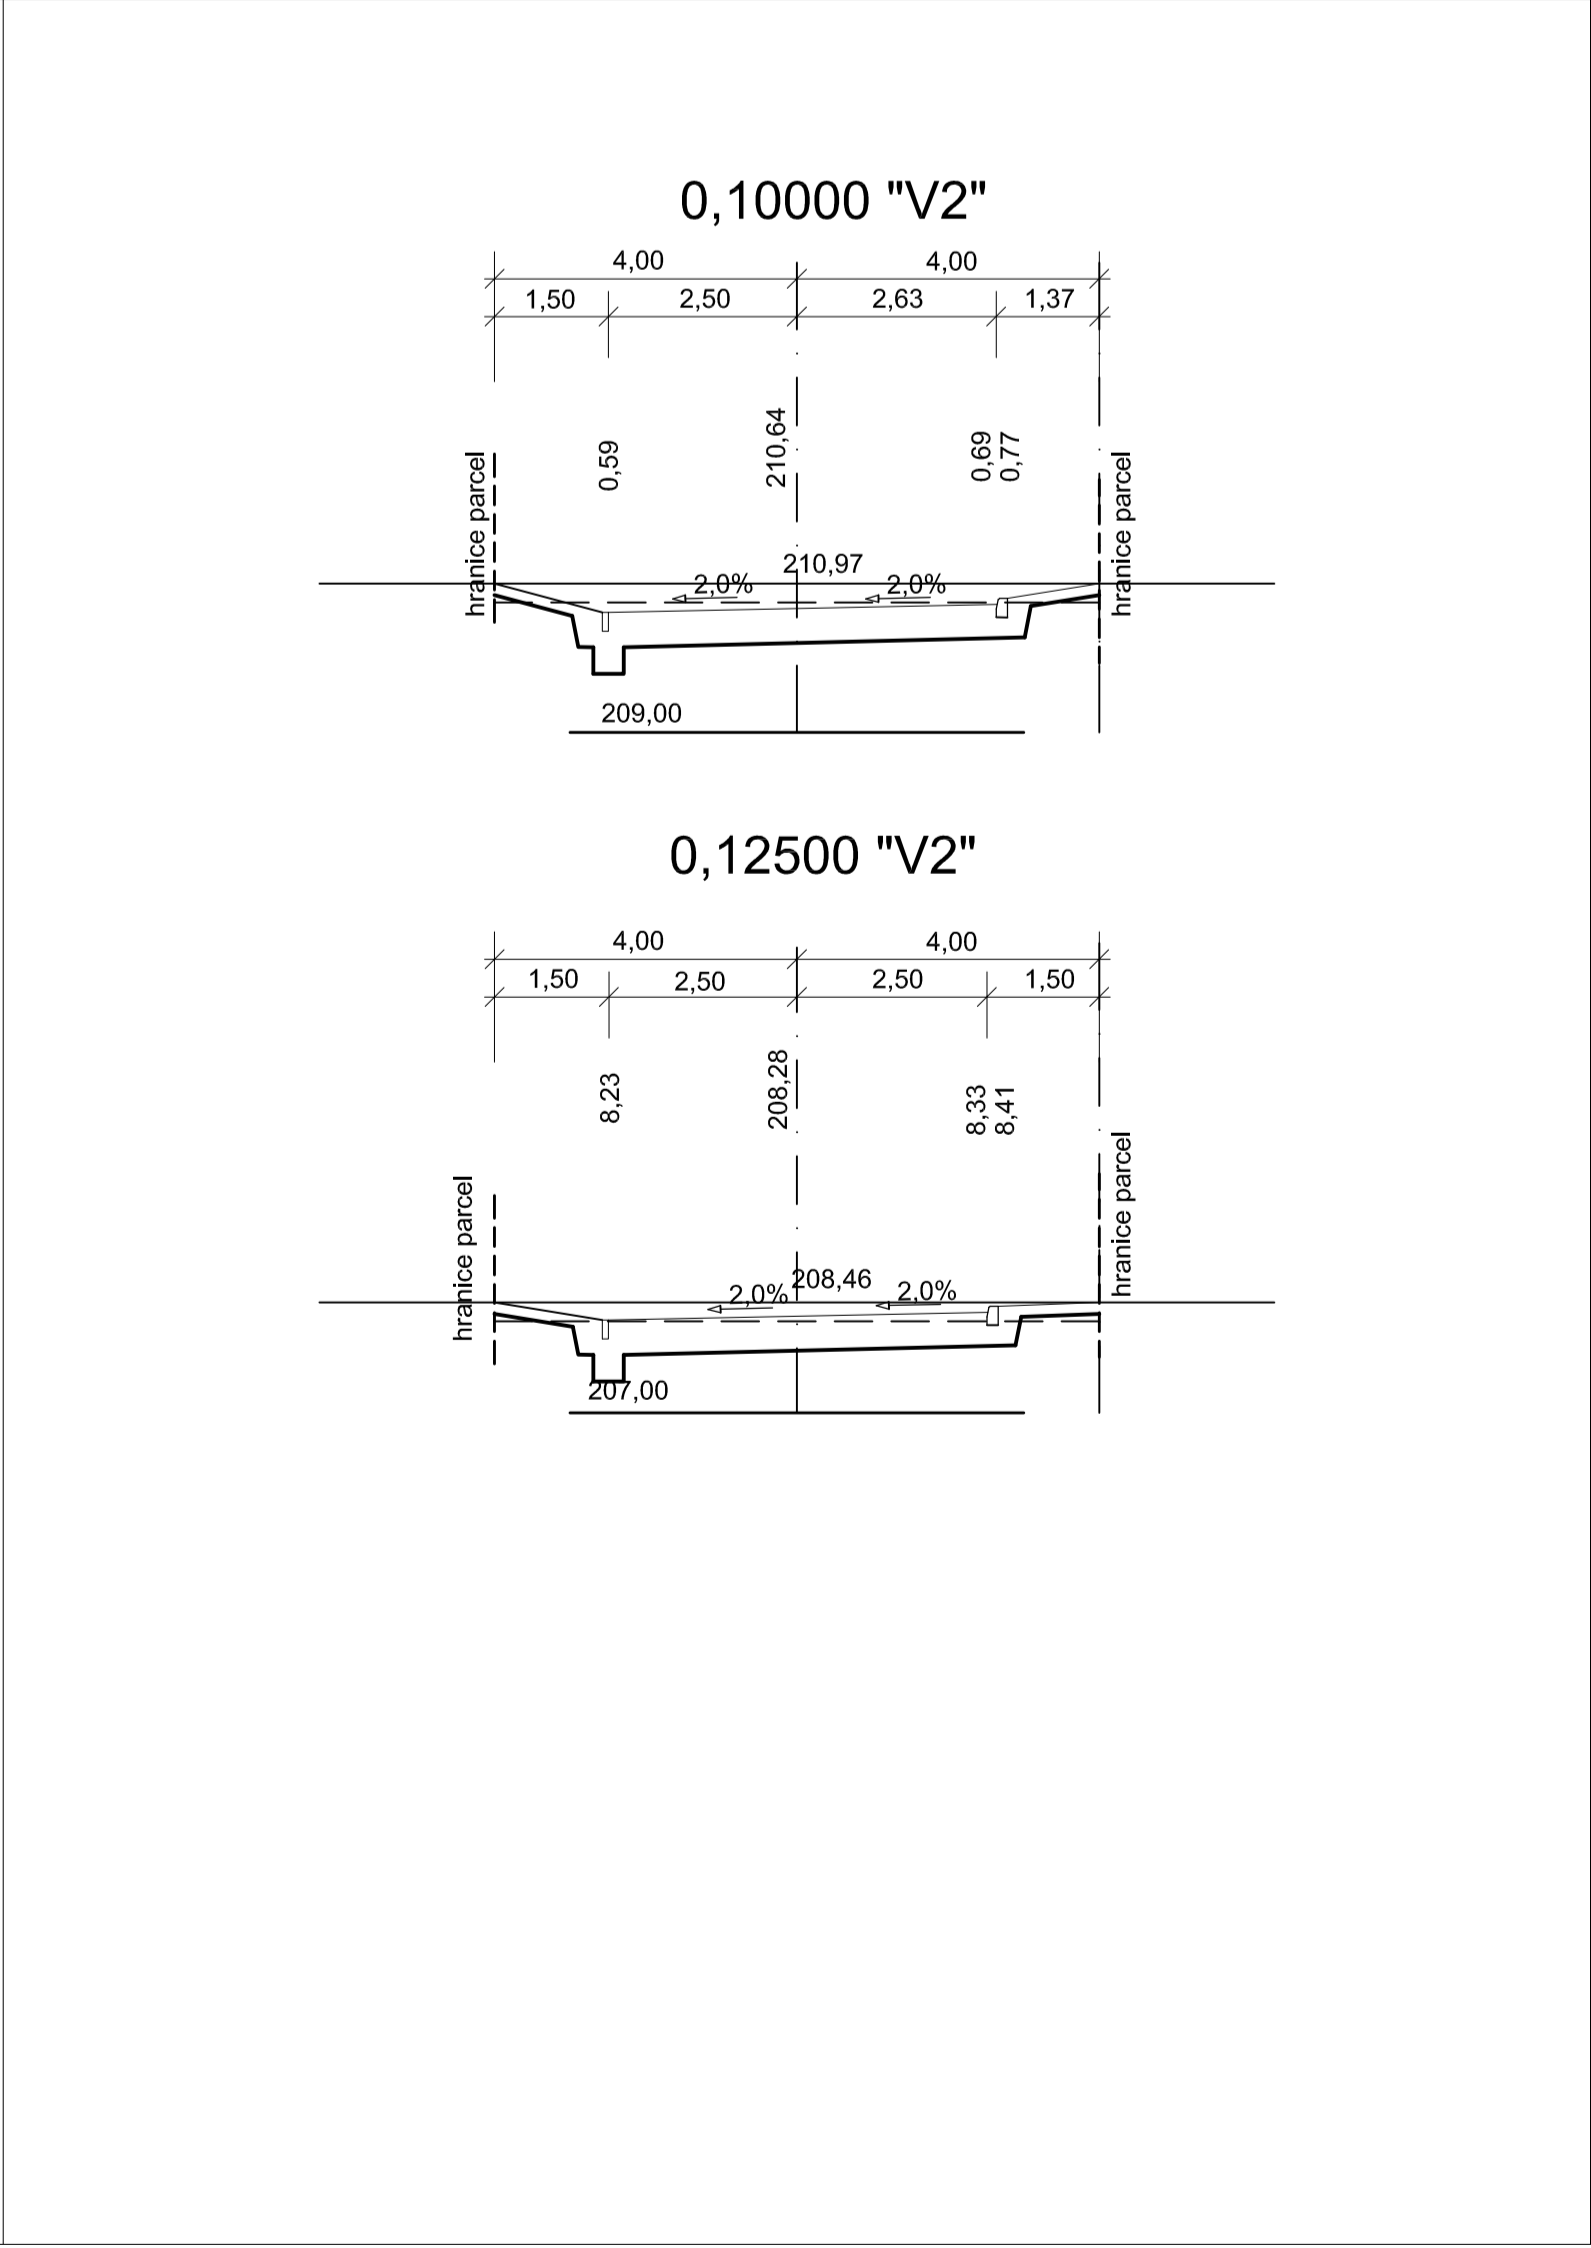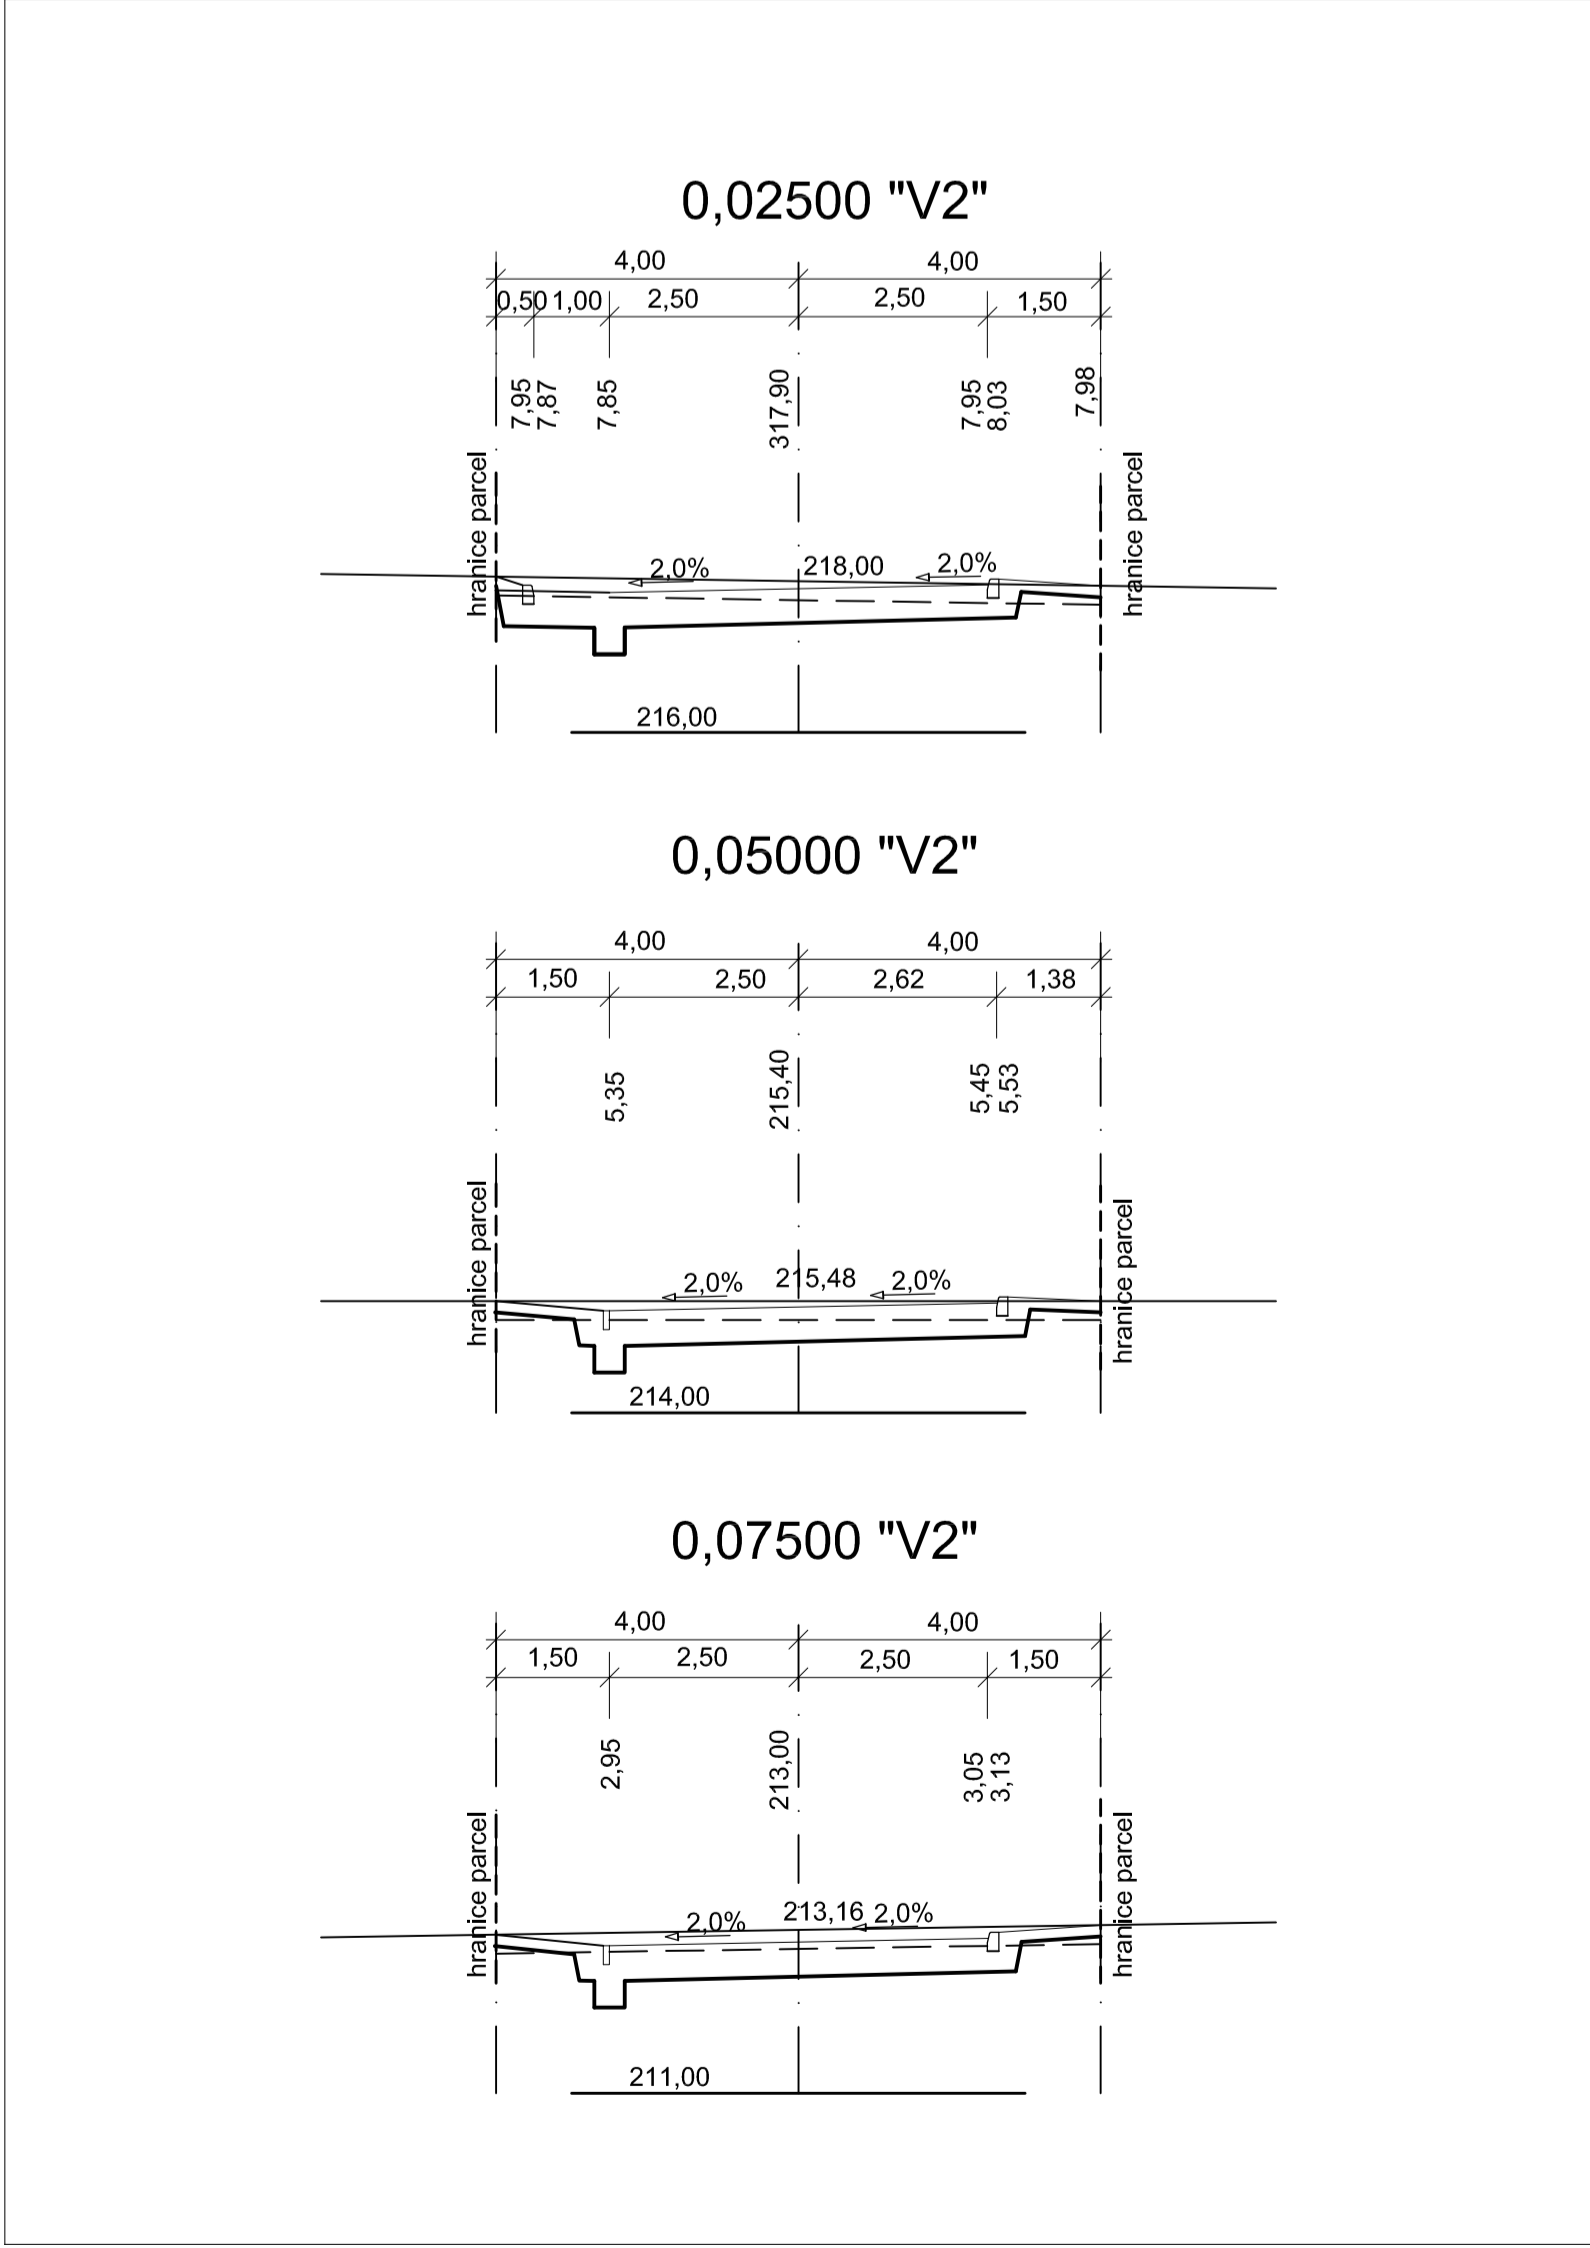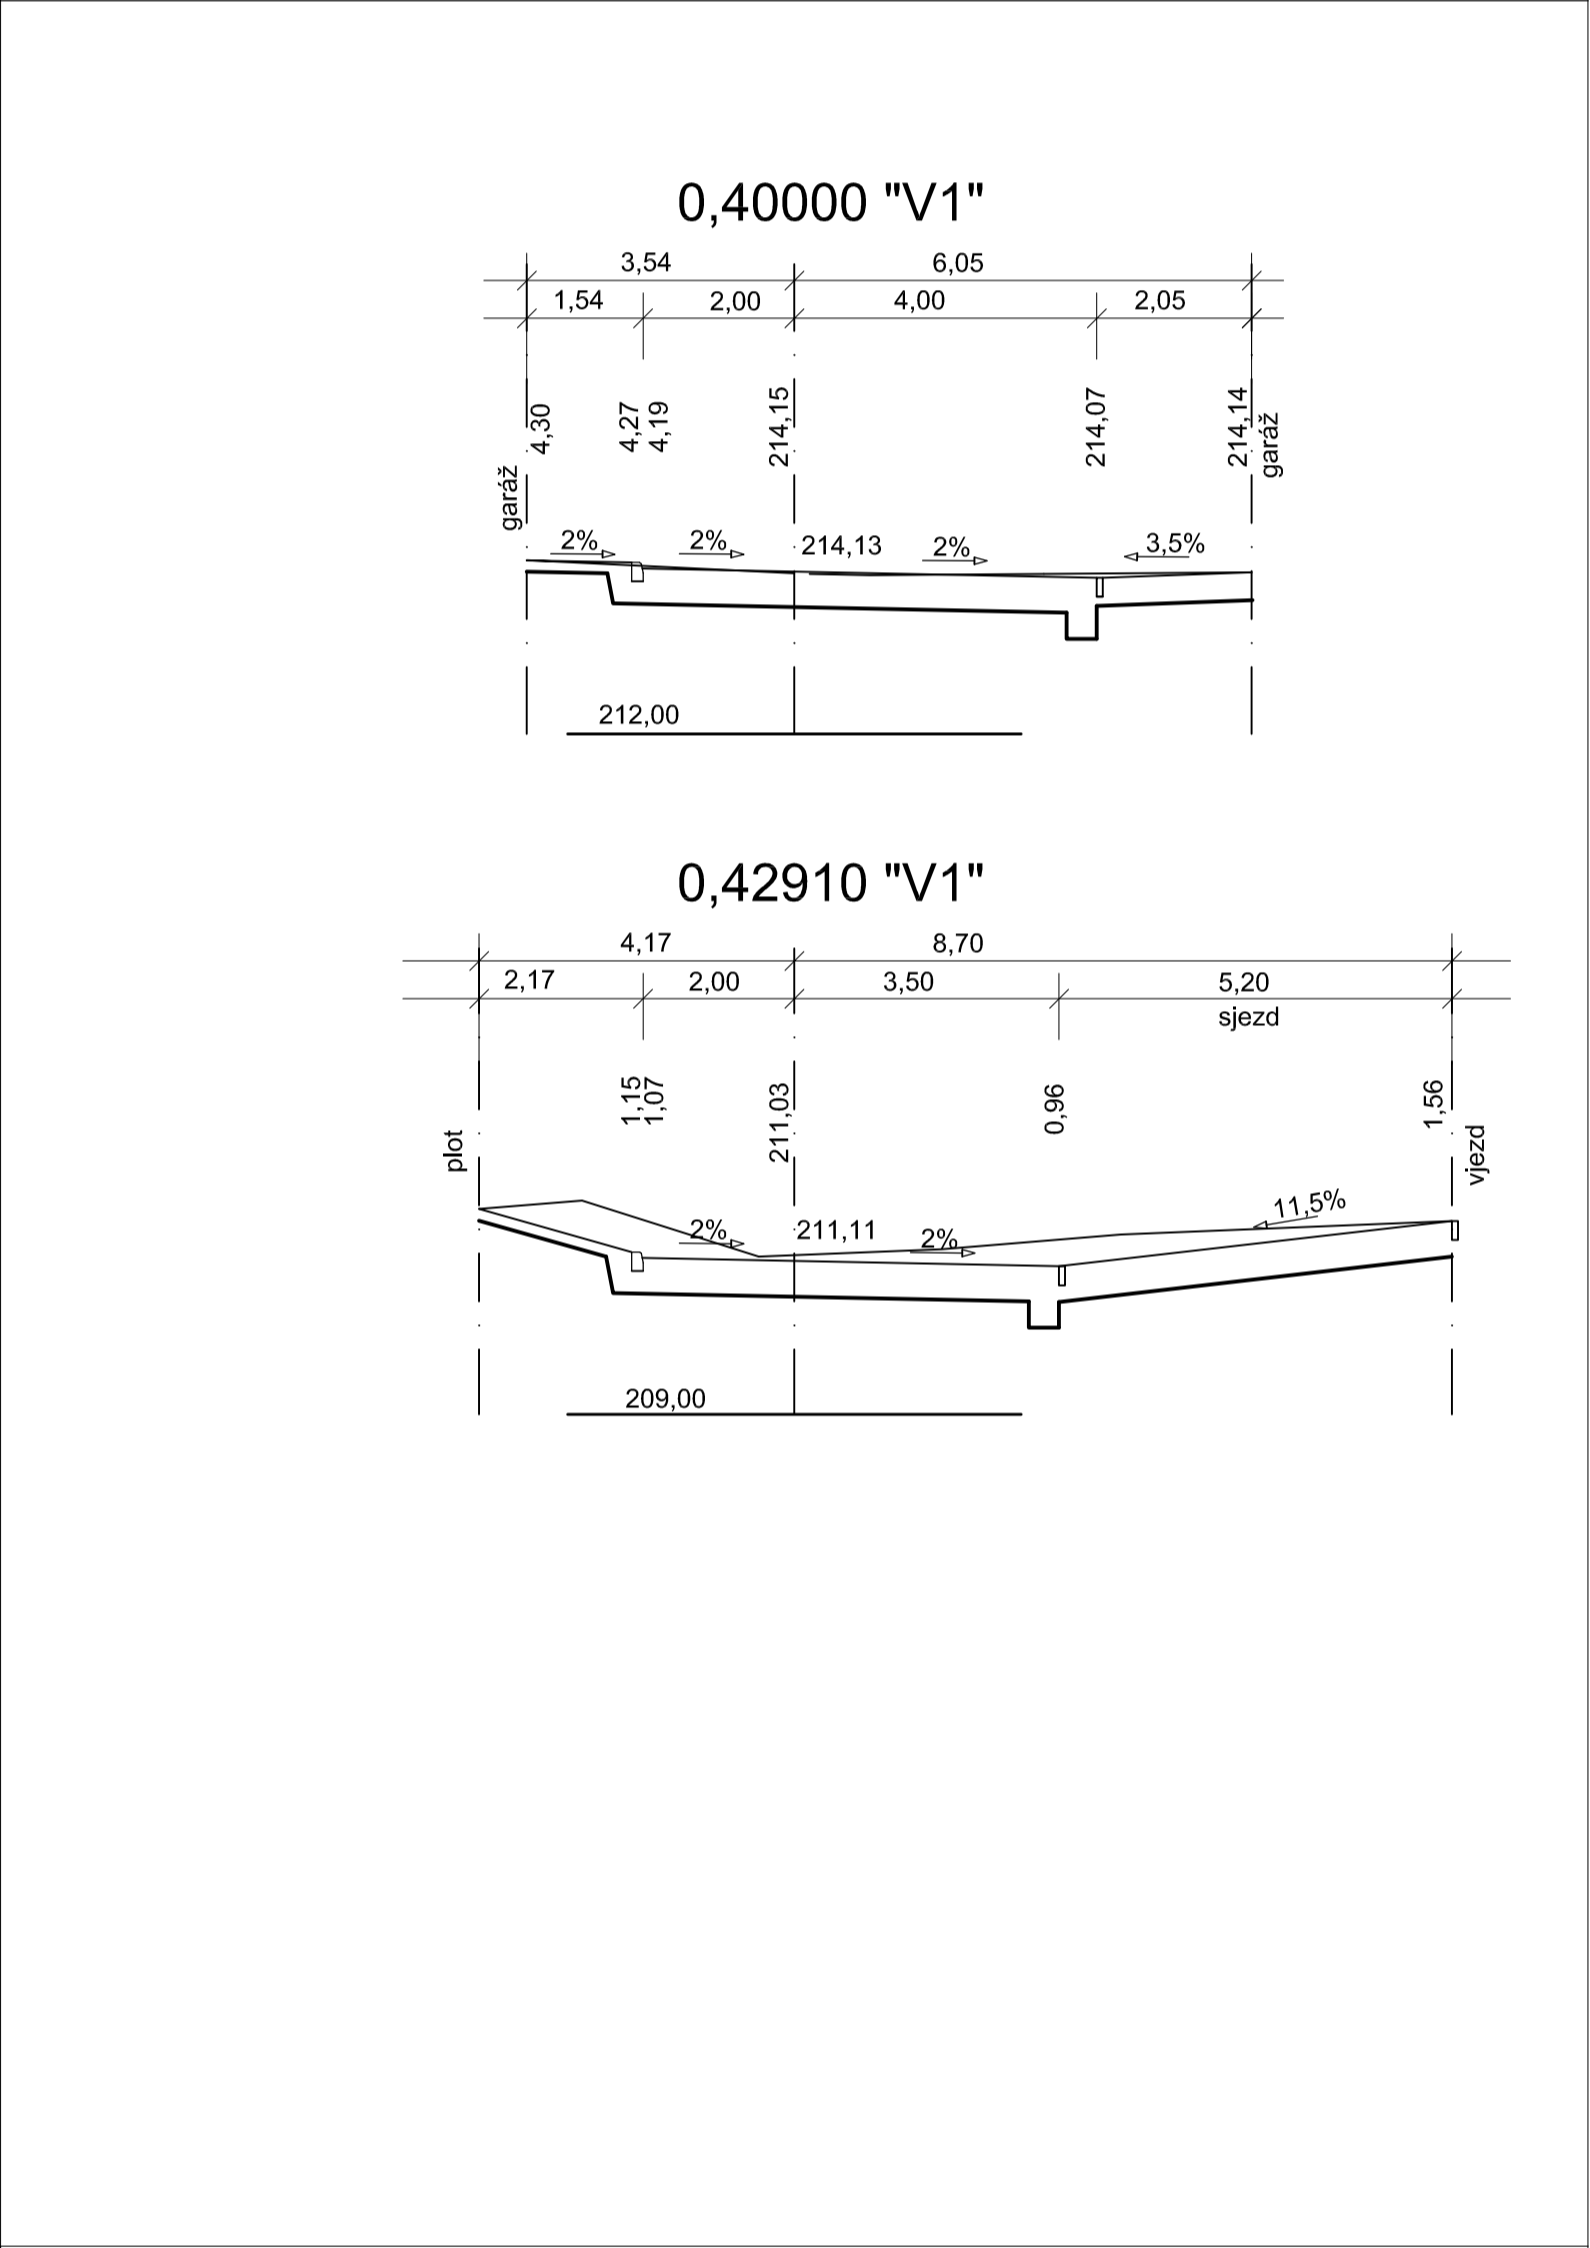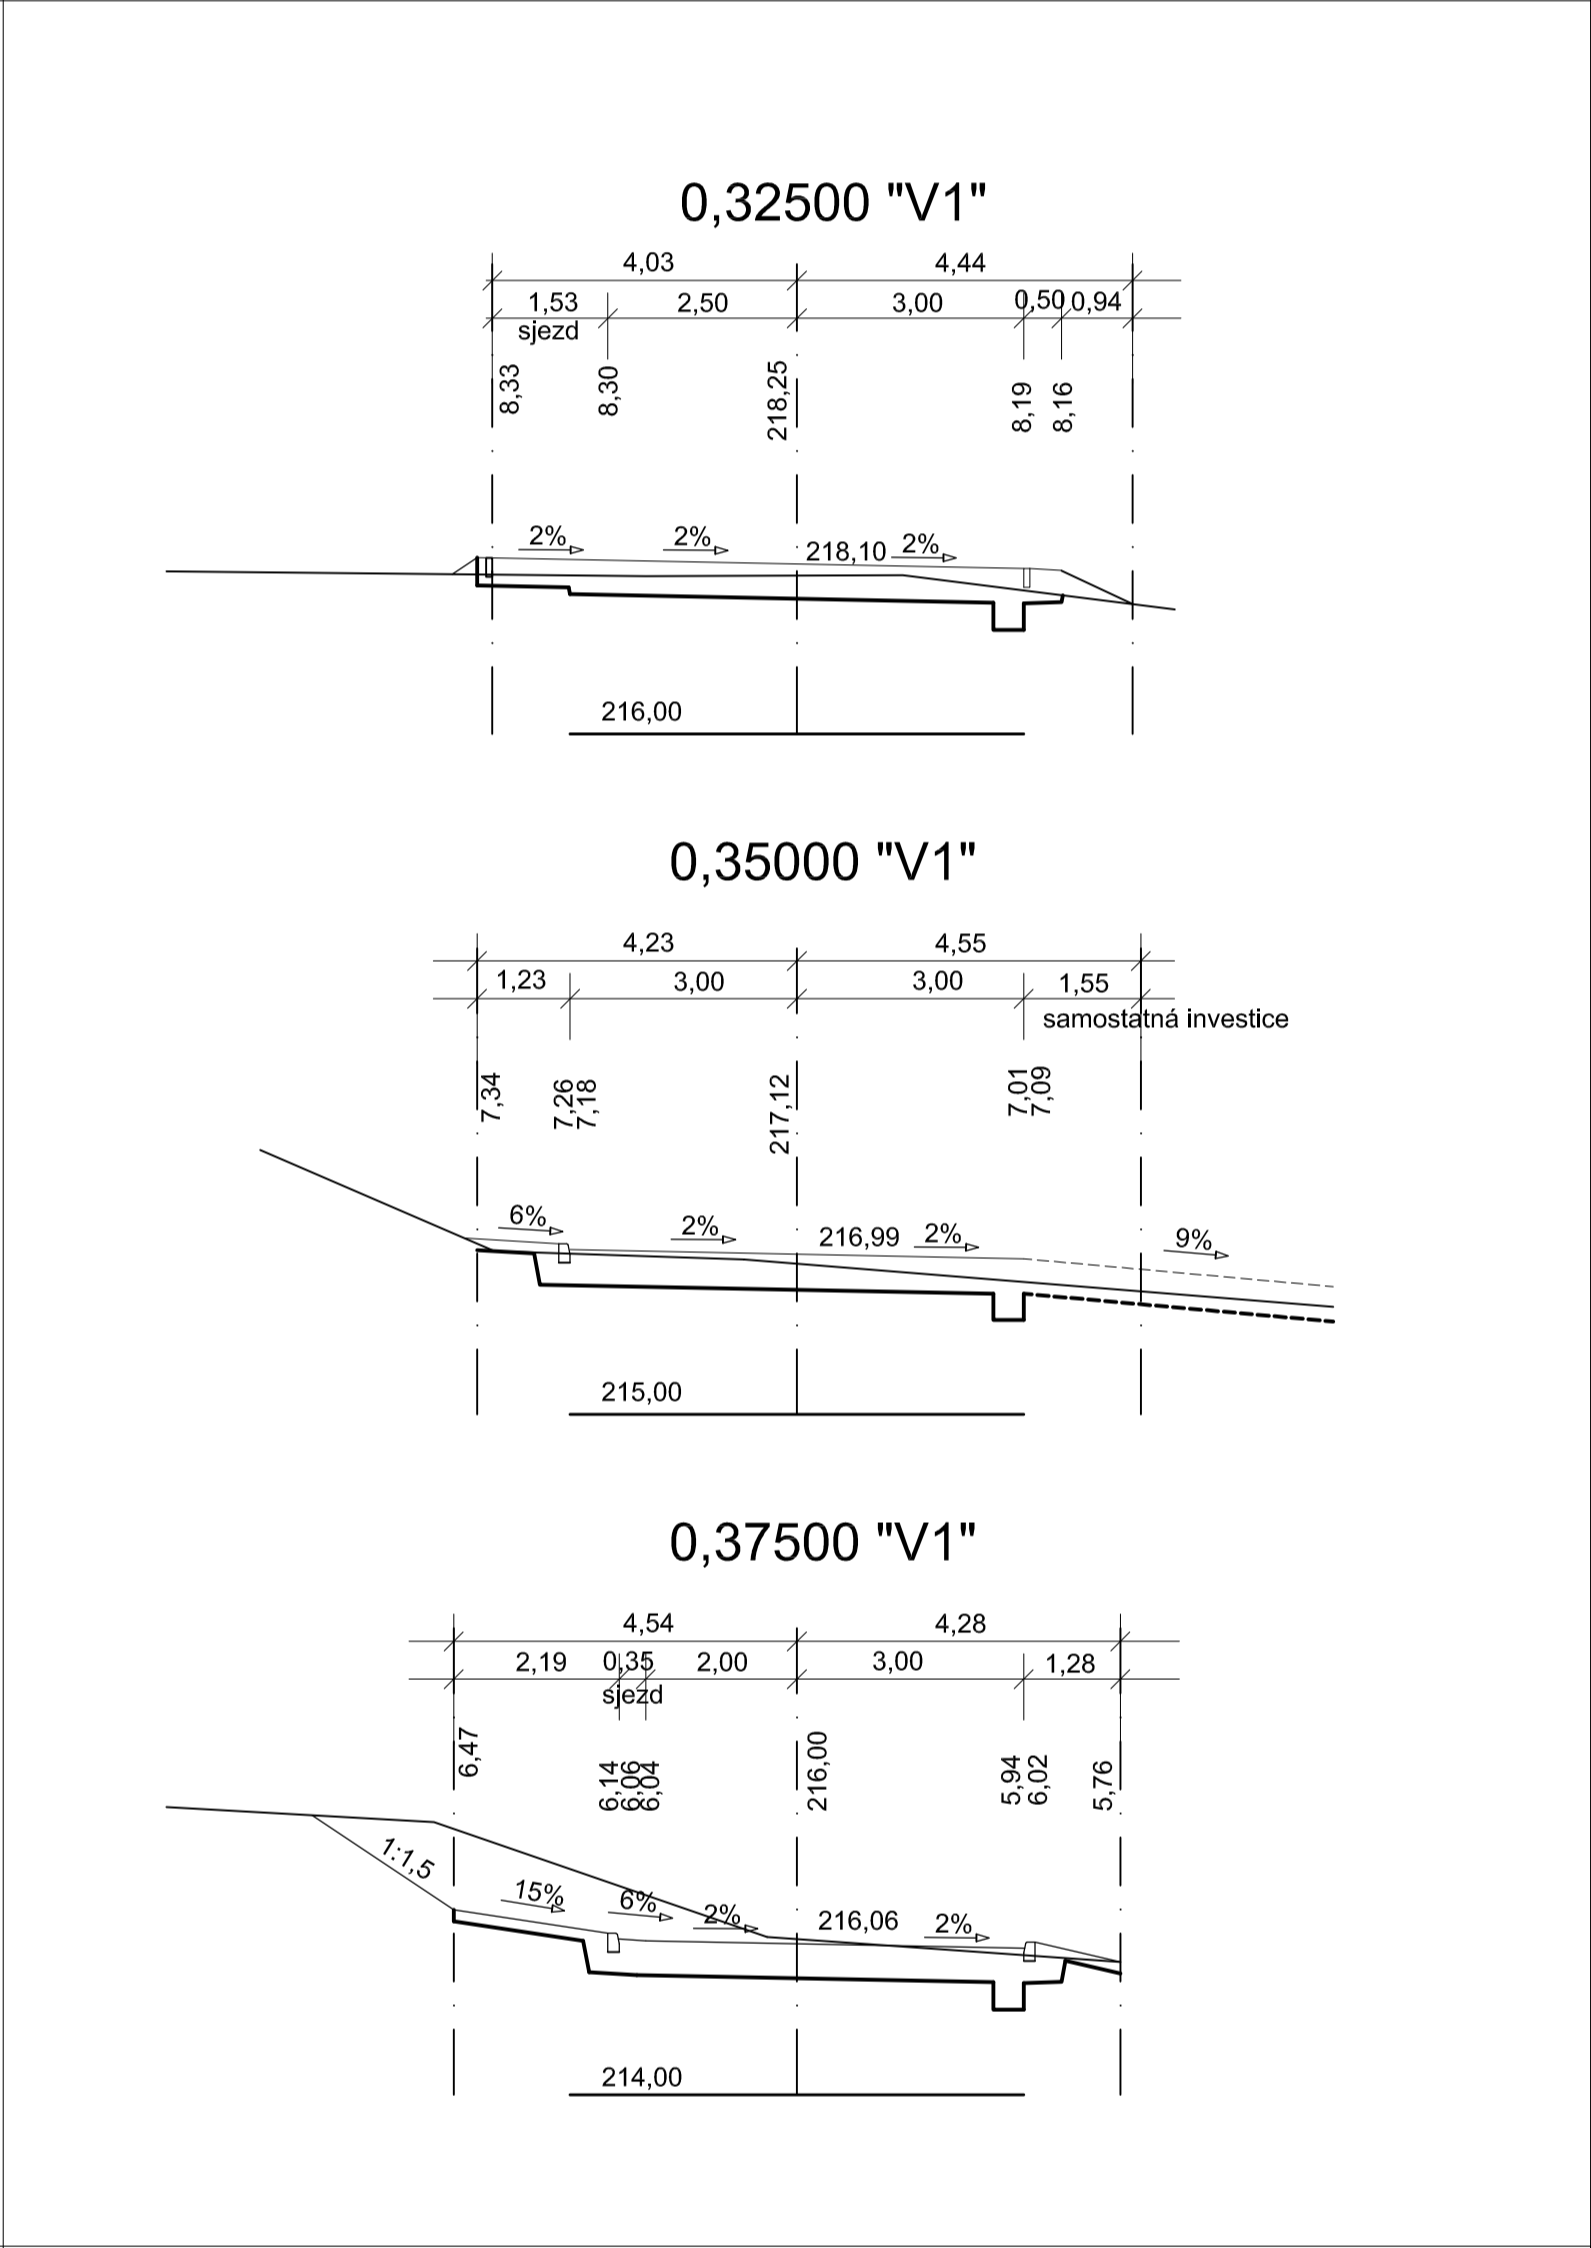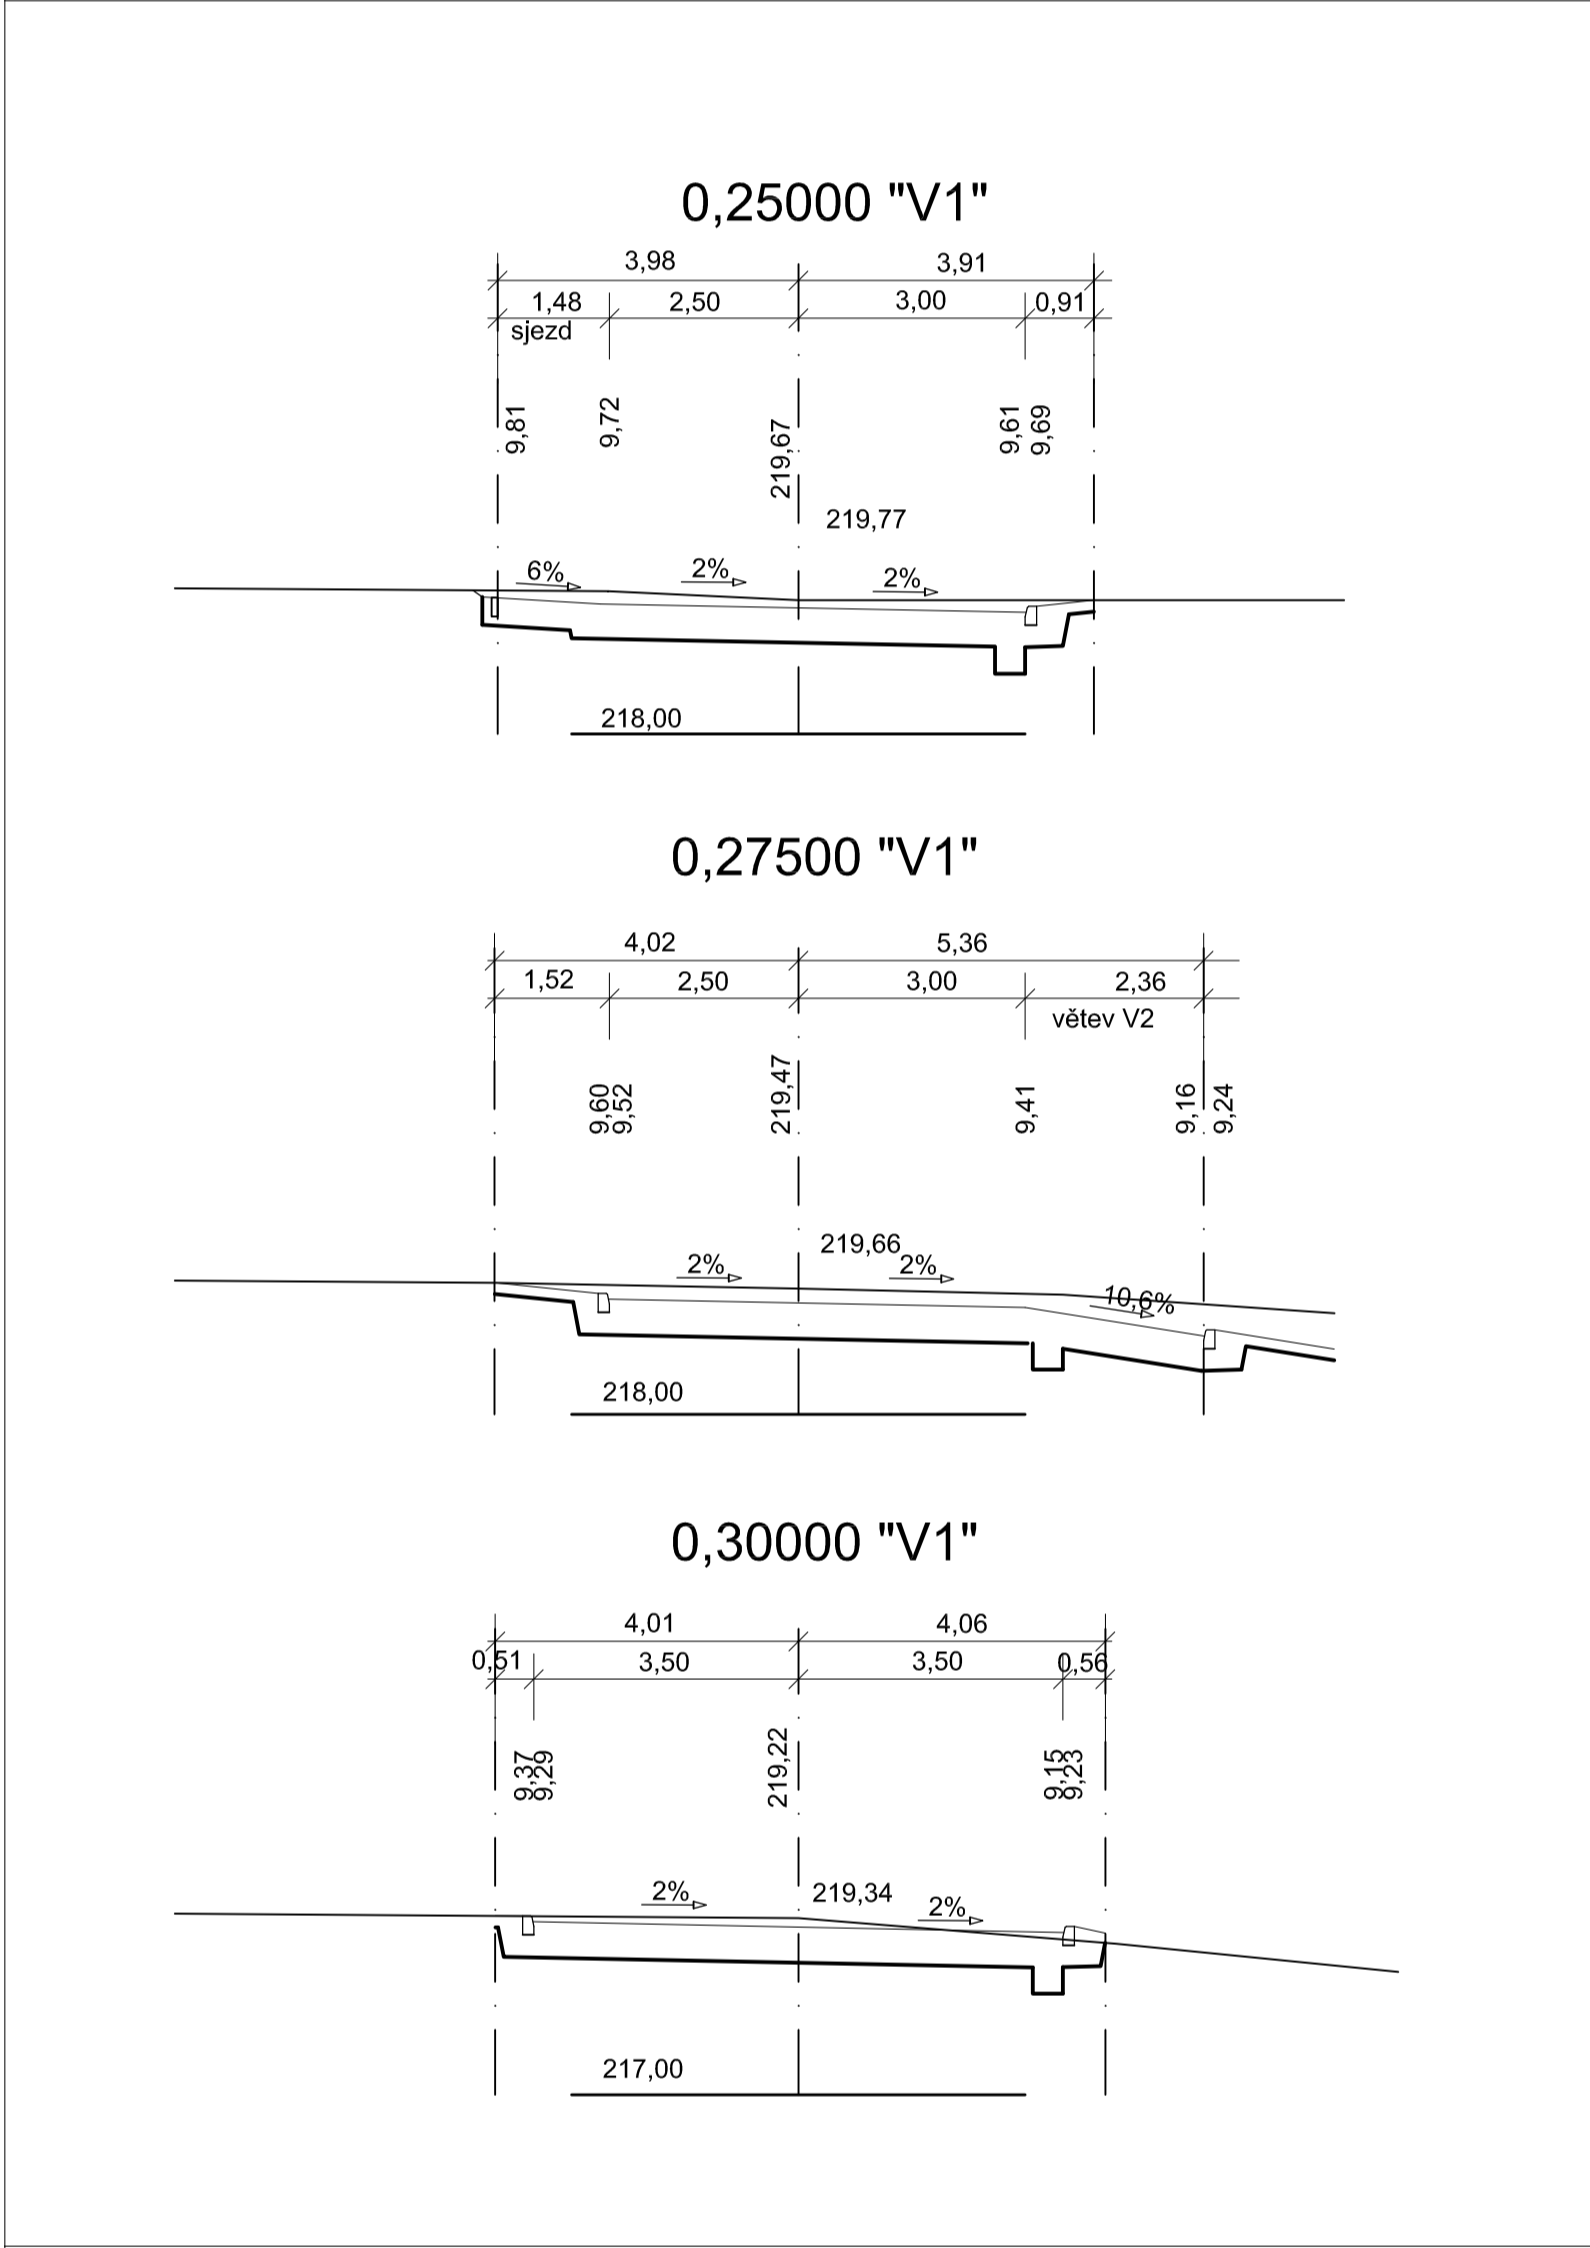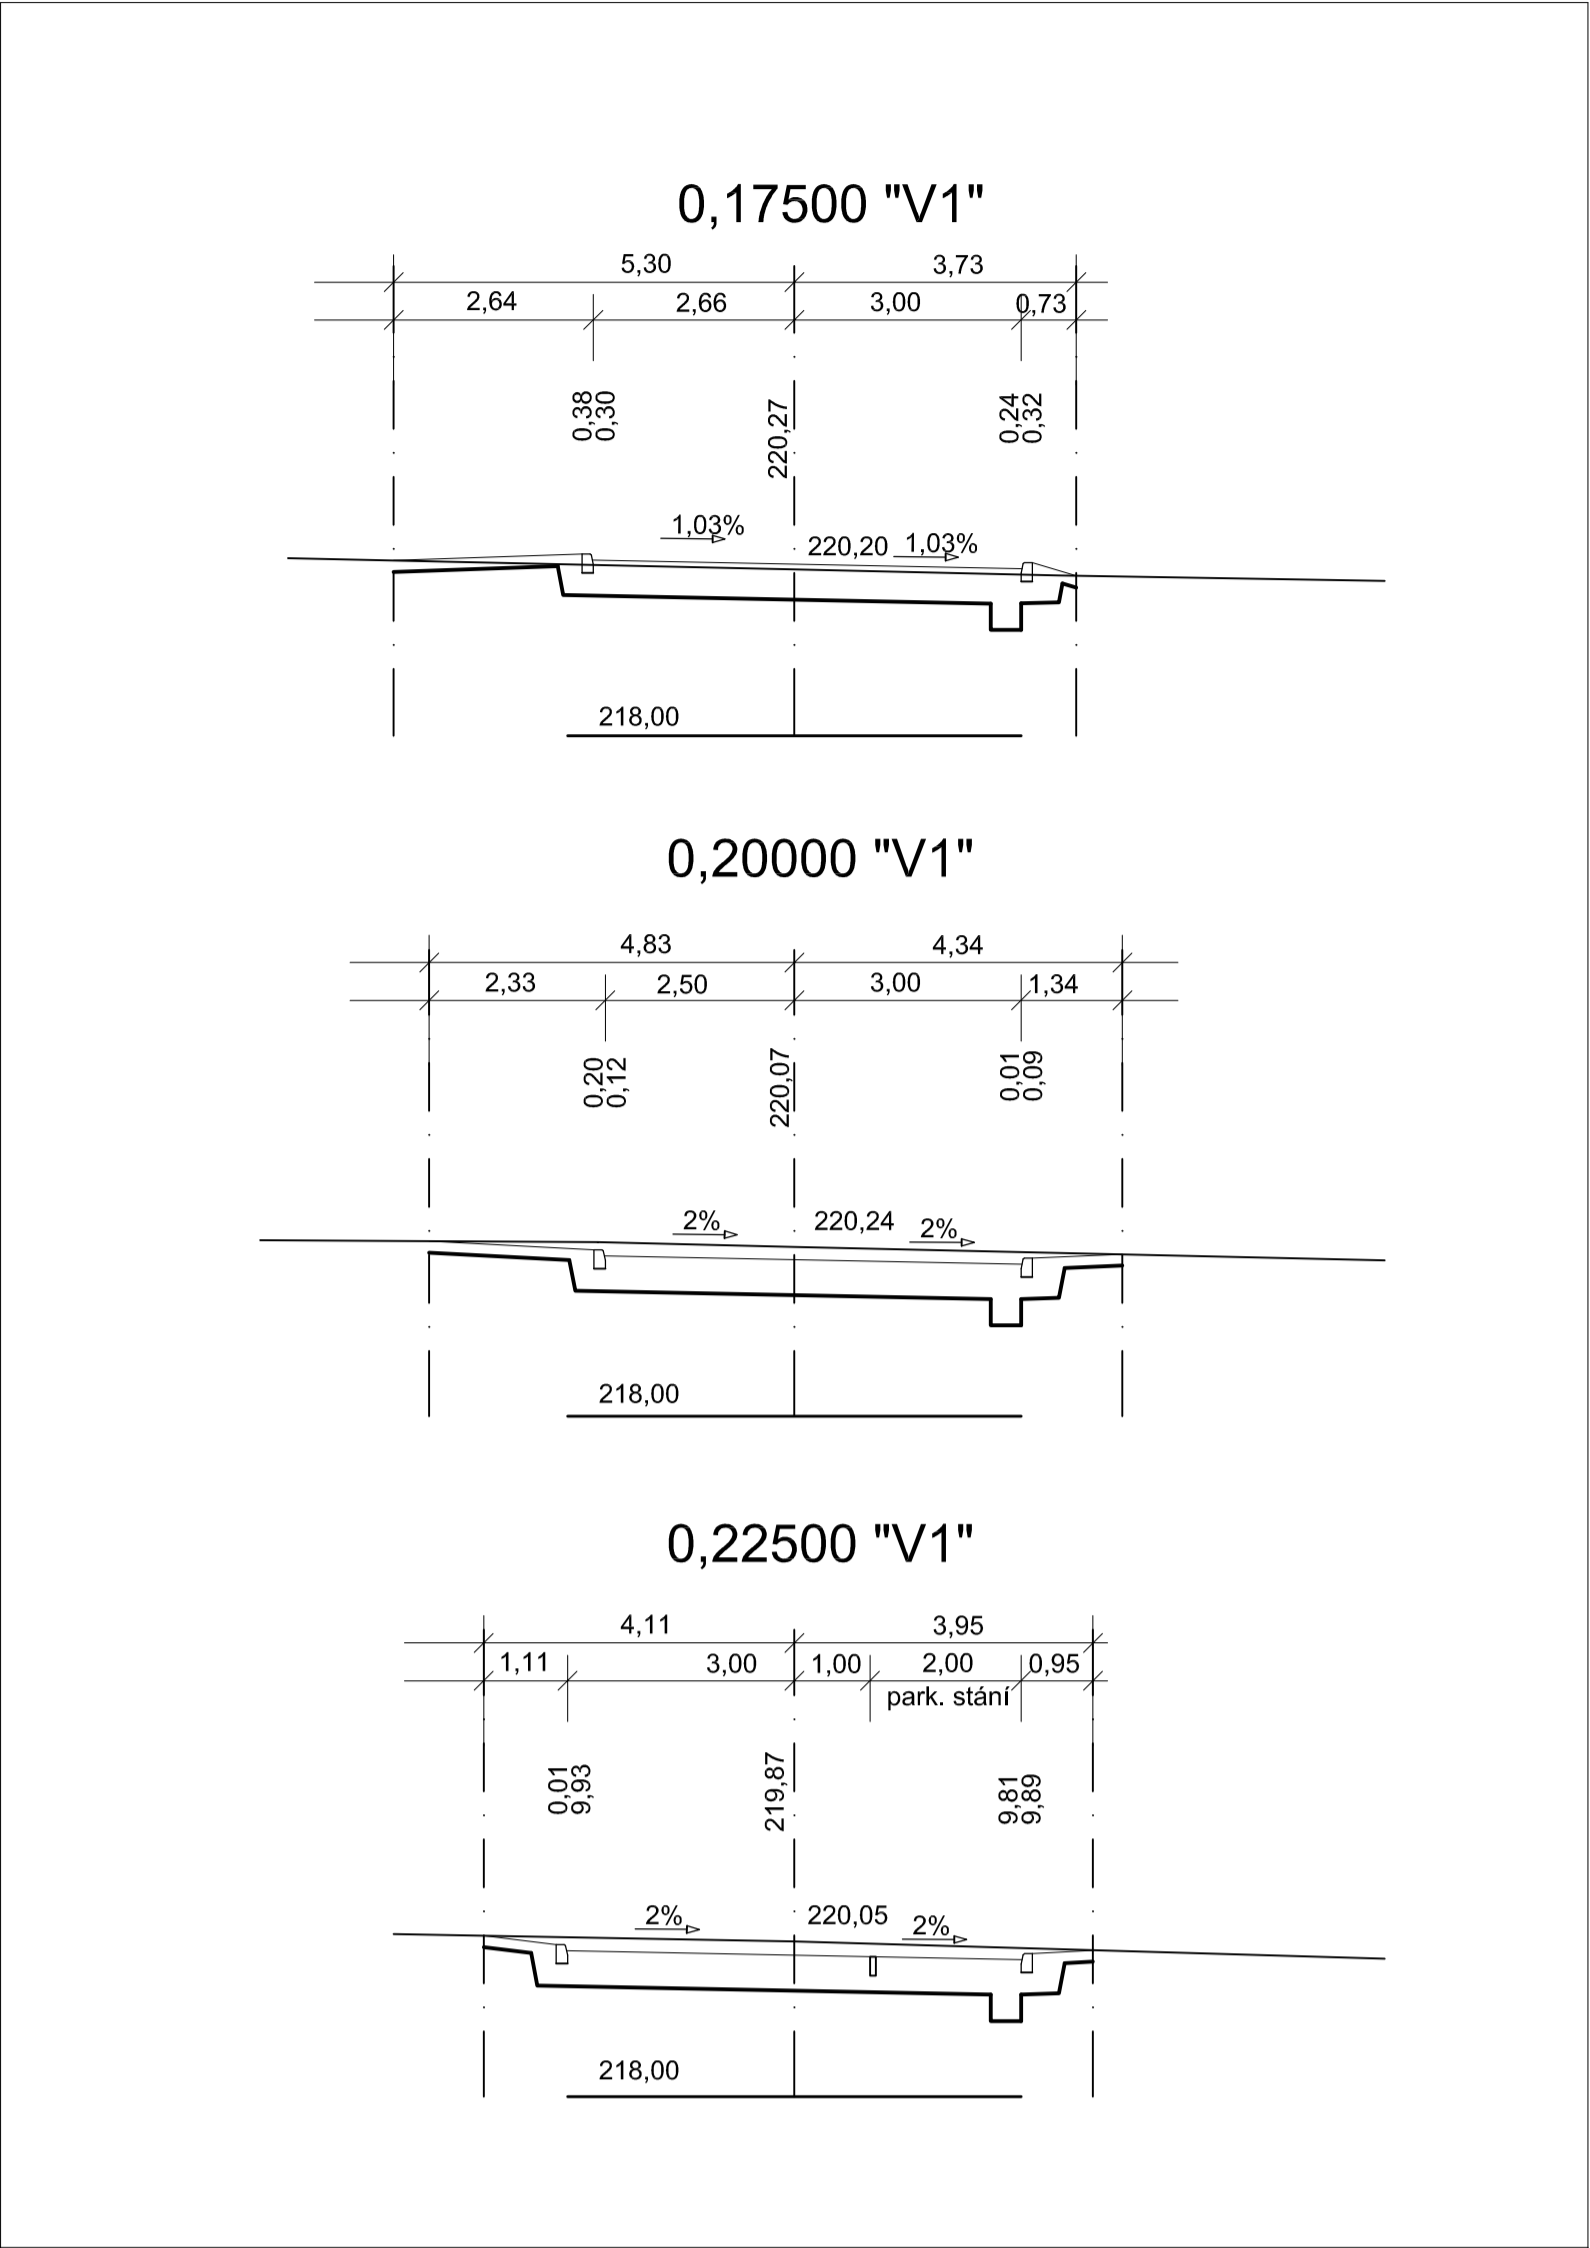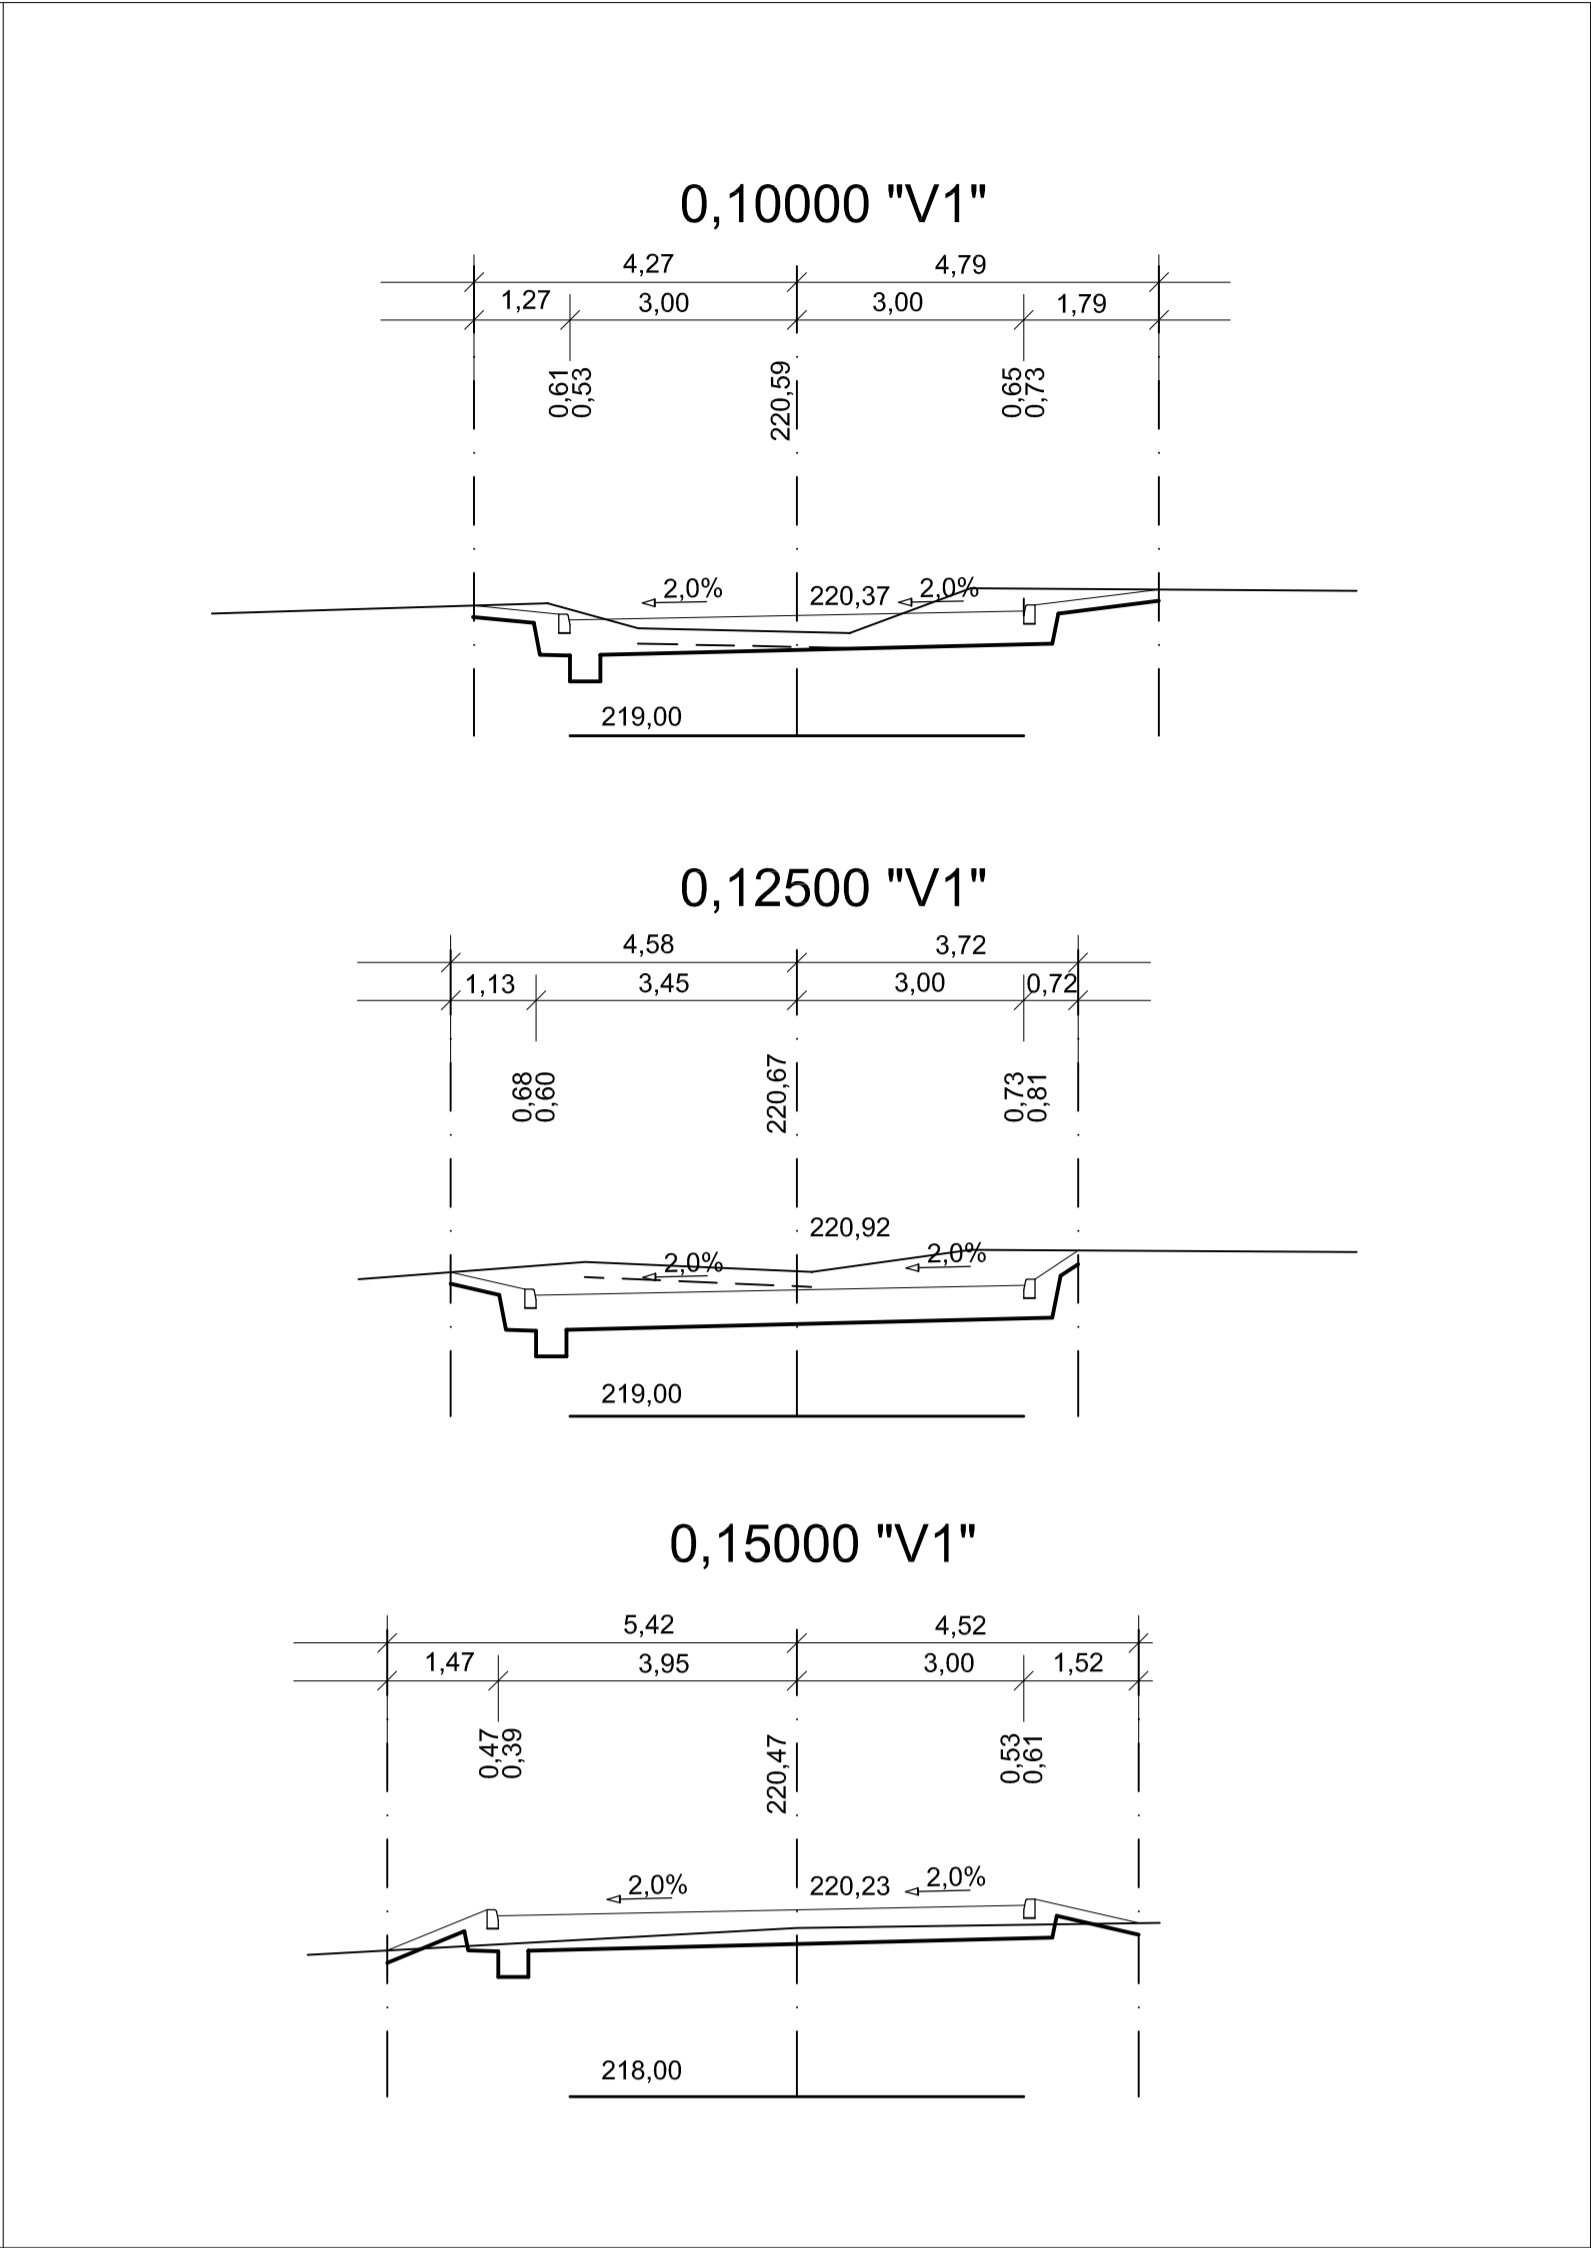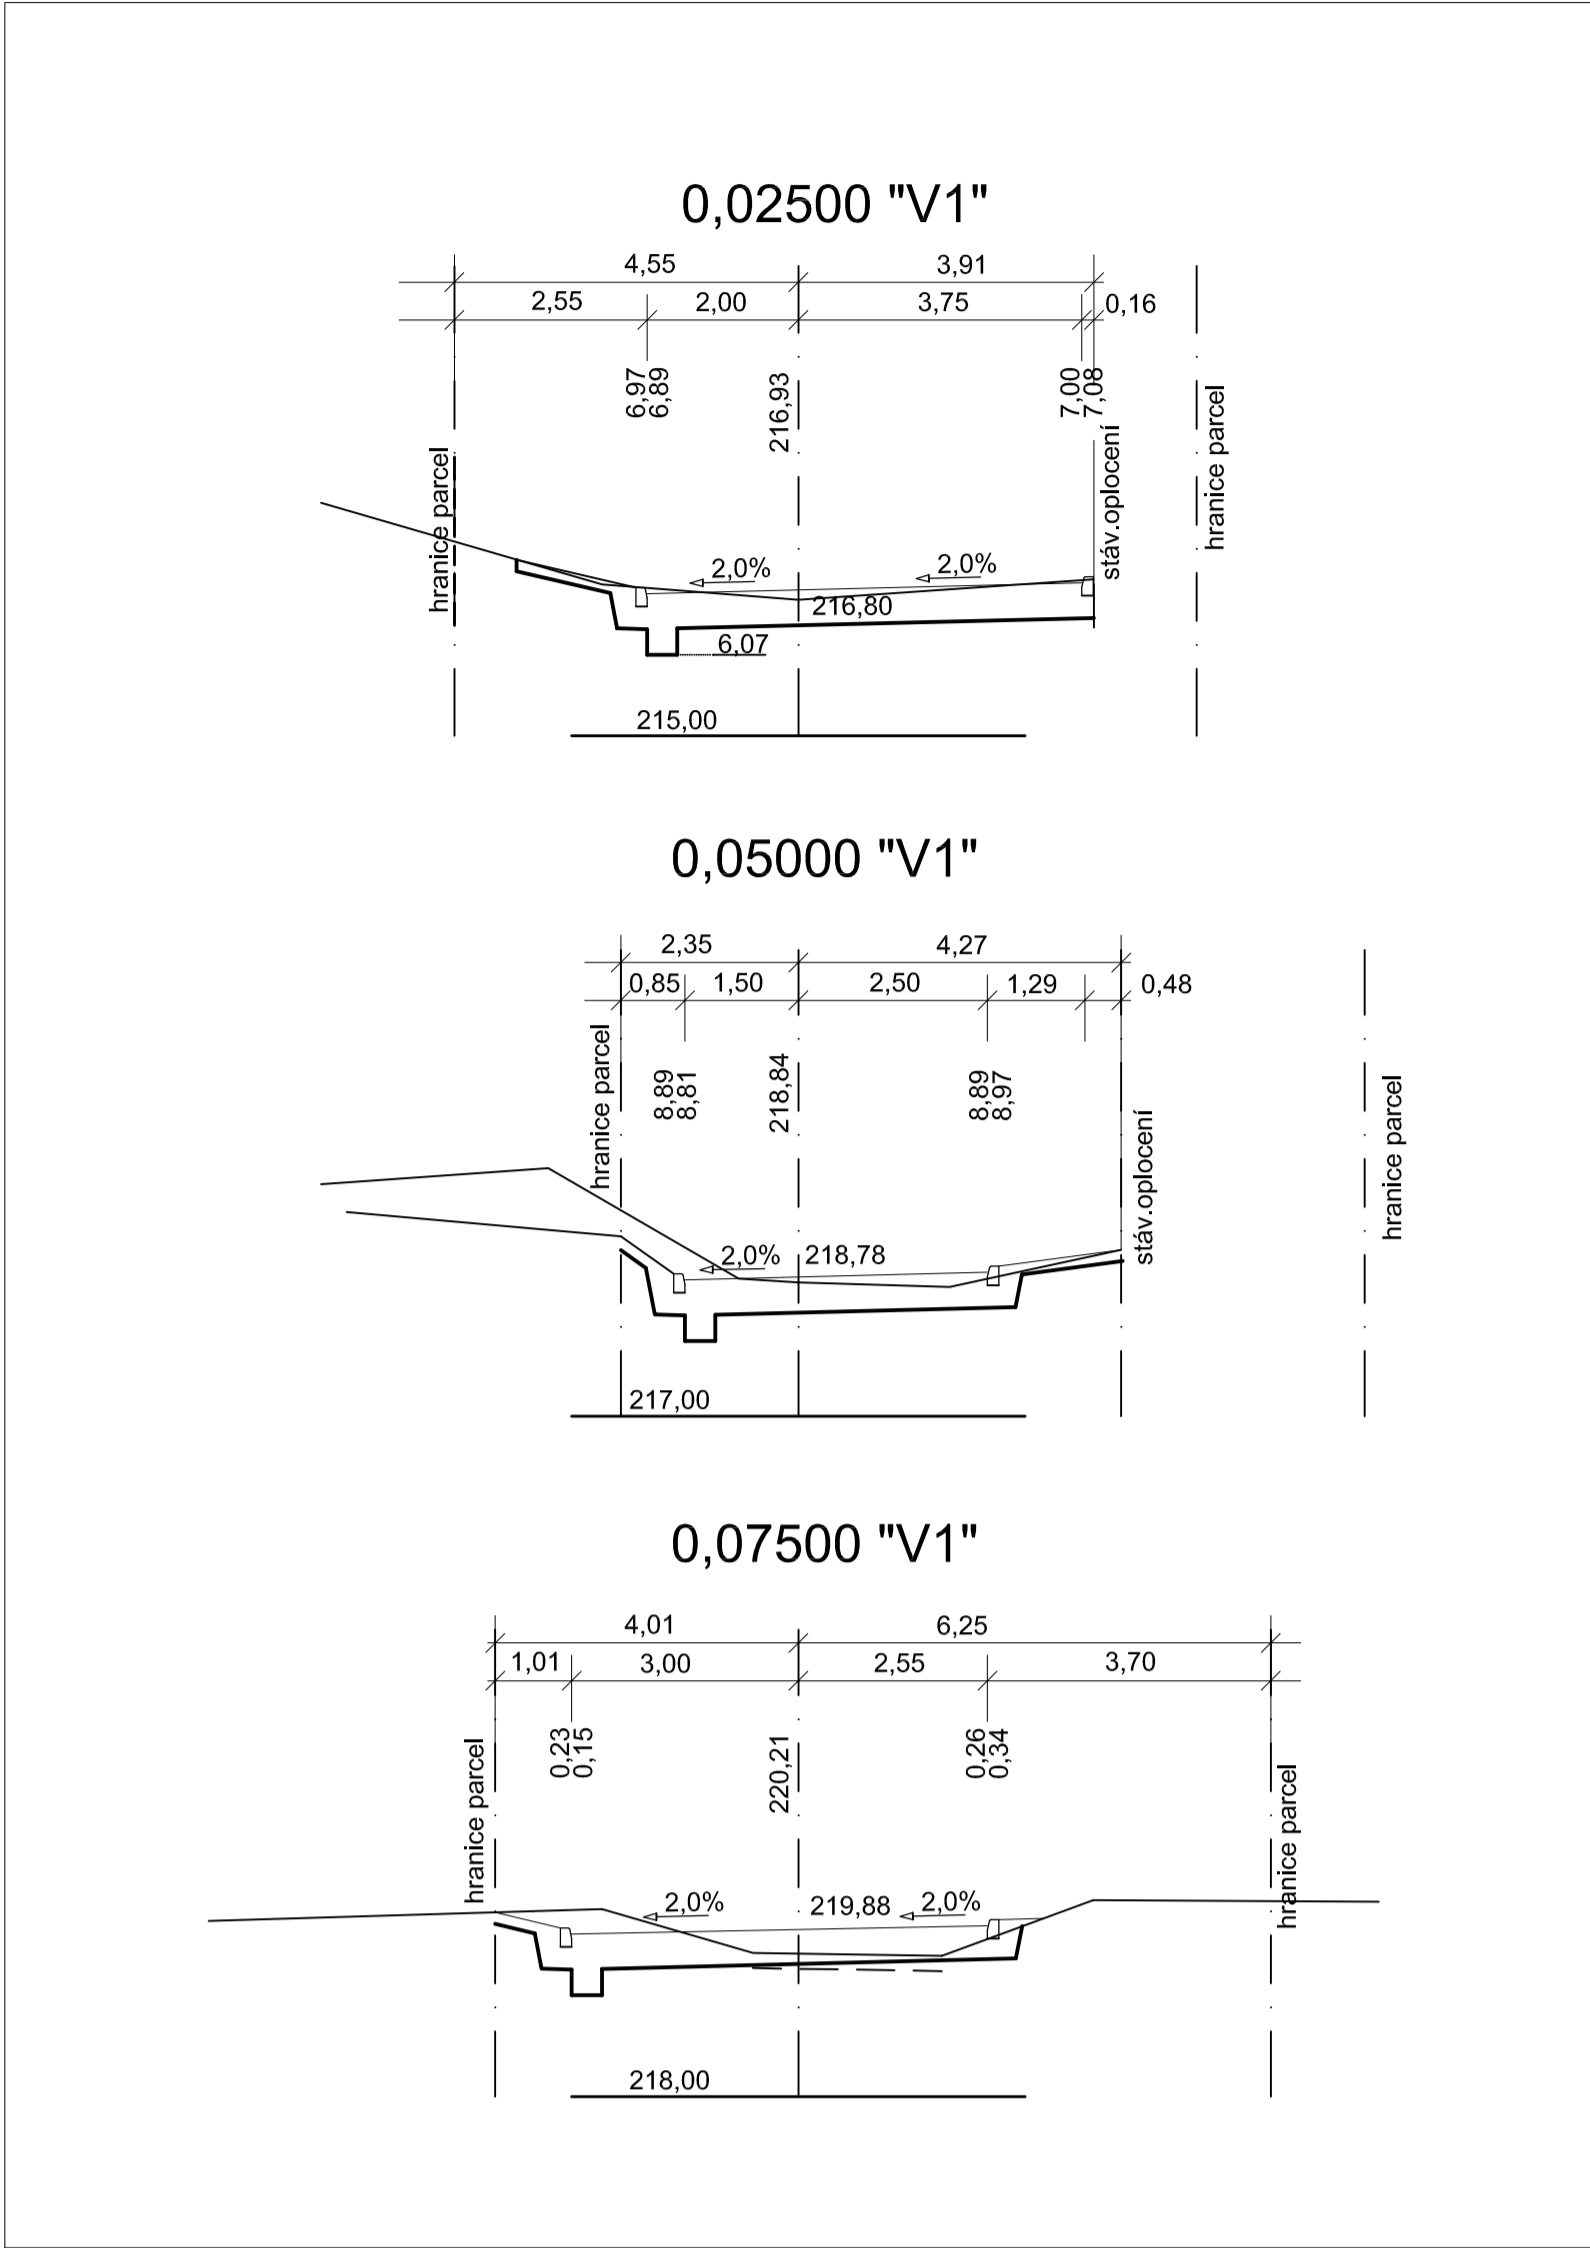

SOUŘADNICOVÝ SYSTÉM - JTSK
 VÝŠKOVÝ SYSTÉM - BALT p.v.

KÓPE ČÍSLO: IČO 41804228

VEDOUČÍ PROJEKTANT	ING. P. STARÝ
ZODPOVĚDNÝ PROJEKTANT	ING. P. STARÝ
VYPRACOVAL	

STAVBA :	STRAŠKOV-VODOCHODY LOKALITA 2/9 - IS PRO 22 RD
OBJEKT :	KOMUNIKACE
OBSAH :	PŘÍČNÉ ŘEZY
INVESTOR :	GERO INVEST s.r.o.

STUPĚN	DSP
DATUM	06/2018
FORMÁT	A4
ZÁK. ČÍSLO	
MĚŘÍTKO	1:100
ZMĚNA DNE	11/2018
PROFESE	

K - 5